


Приказом МВД РК №481
от 14.06.23г и Пред-ля
КНБ РК №51 от 26.06.23 г

**Типовой паспорт антитеррористической защищенности
объектов, уязвимых в террористическом отношении
ЯСЛИ САД "СМАЙЛИК"
расположенное по адресу: Западно-Казахстанская область,
г.Уральск,ул.Восточная д 3**

СИТУАЦИОННАЯ СХЕМА

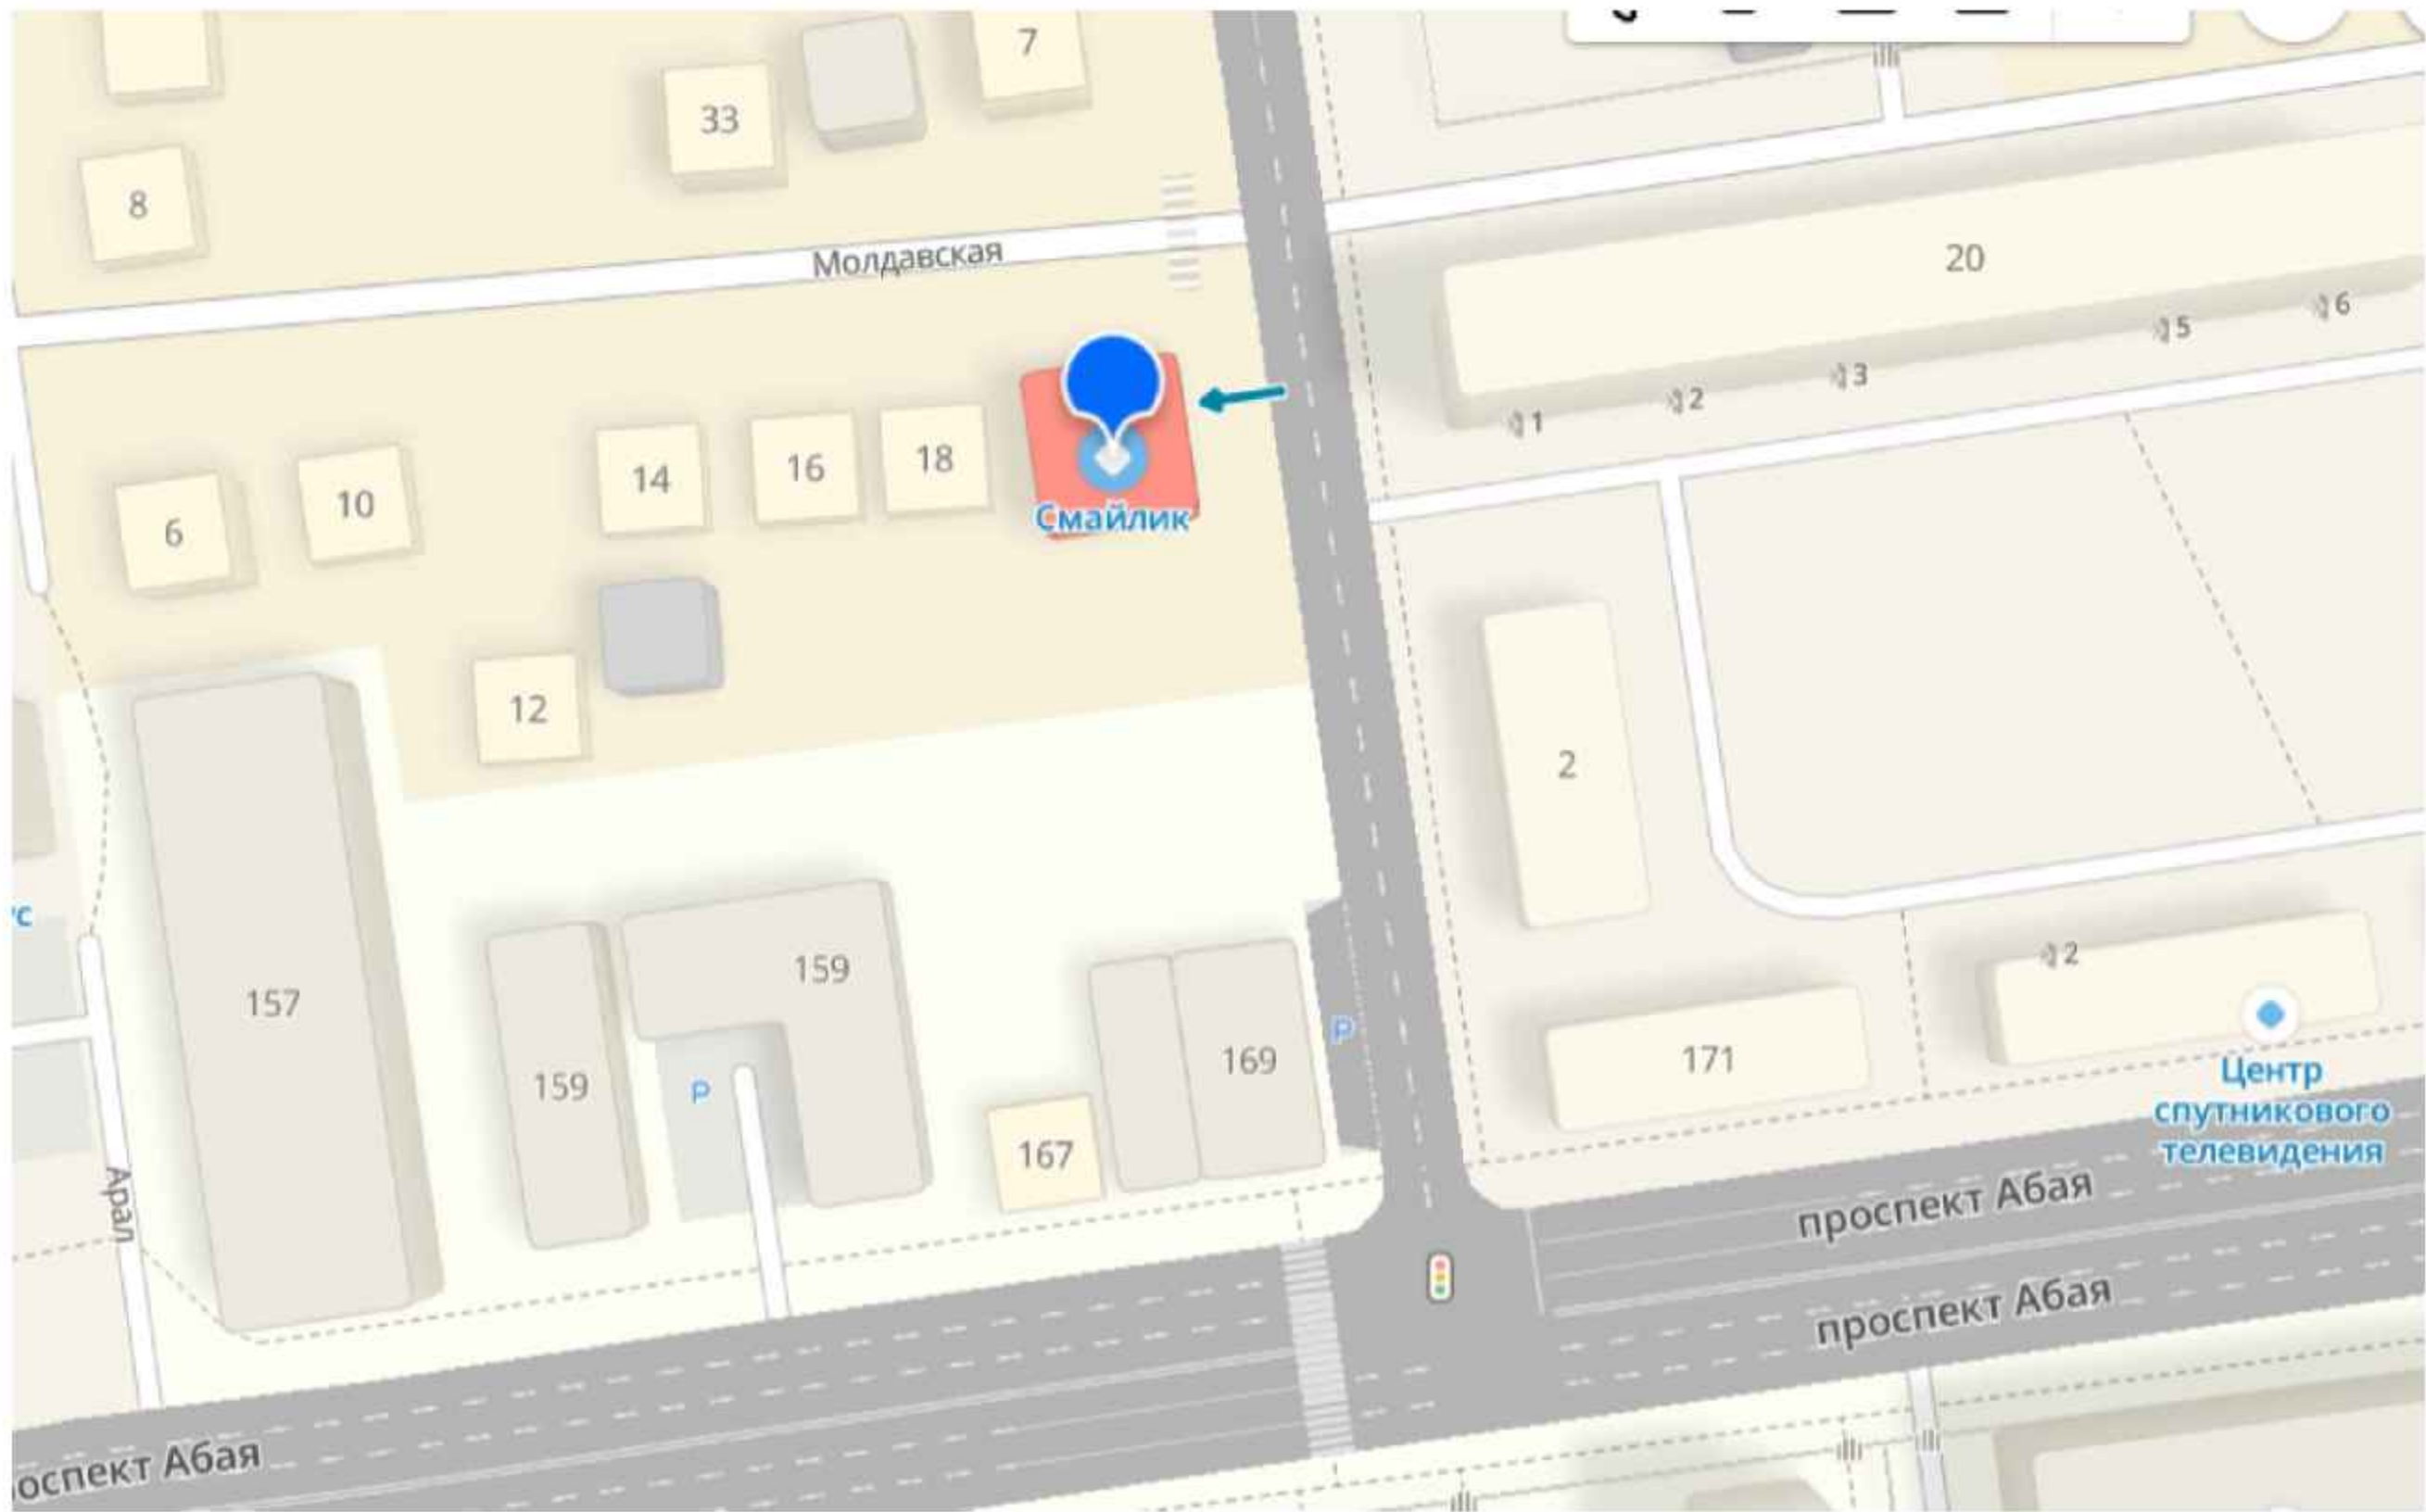

Инв. N подл.	Подпись и дата	Взам. инв. N

ИЗМ. К-ВО	ЛИСТ	№ ДОК	ПОДПИСЬ	ДАТА	Типовой паспорт антитеррористической защищенности объектов, уязвимых в террористическом отношении	Стадия	Лист	Листов
					Ситуационная схема	П	2	

ГРАНИЦЫ УЧАСТКА (ТЕРРИТОРИИ ОБЪЕКТА), НАЗВАНИЯ, А ТАКЖЕ РАСПОЛОЖЕНИЕ УЛИЦ И ПРОЕЗДОВ, ПРИМЫКАЕМЫХ К ТЕРРИТОРИИ ОБЪЕКТА


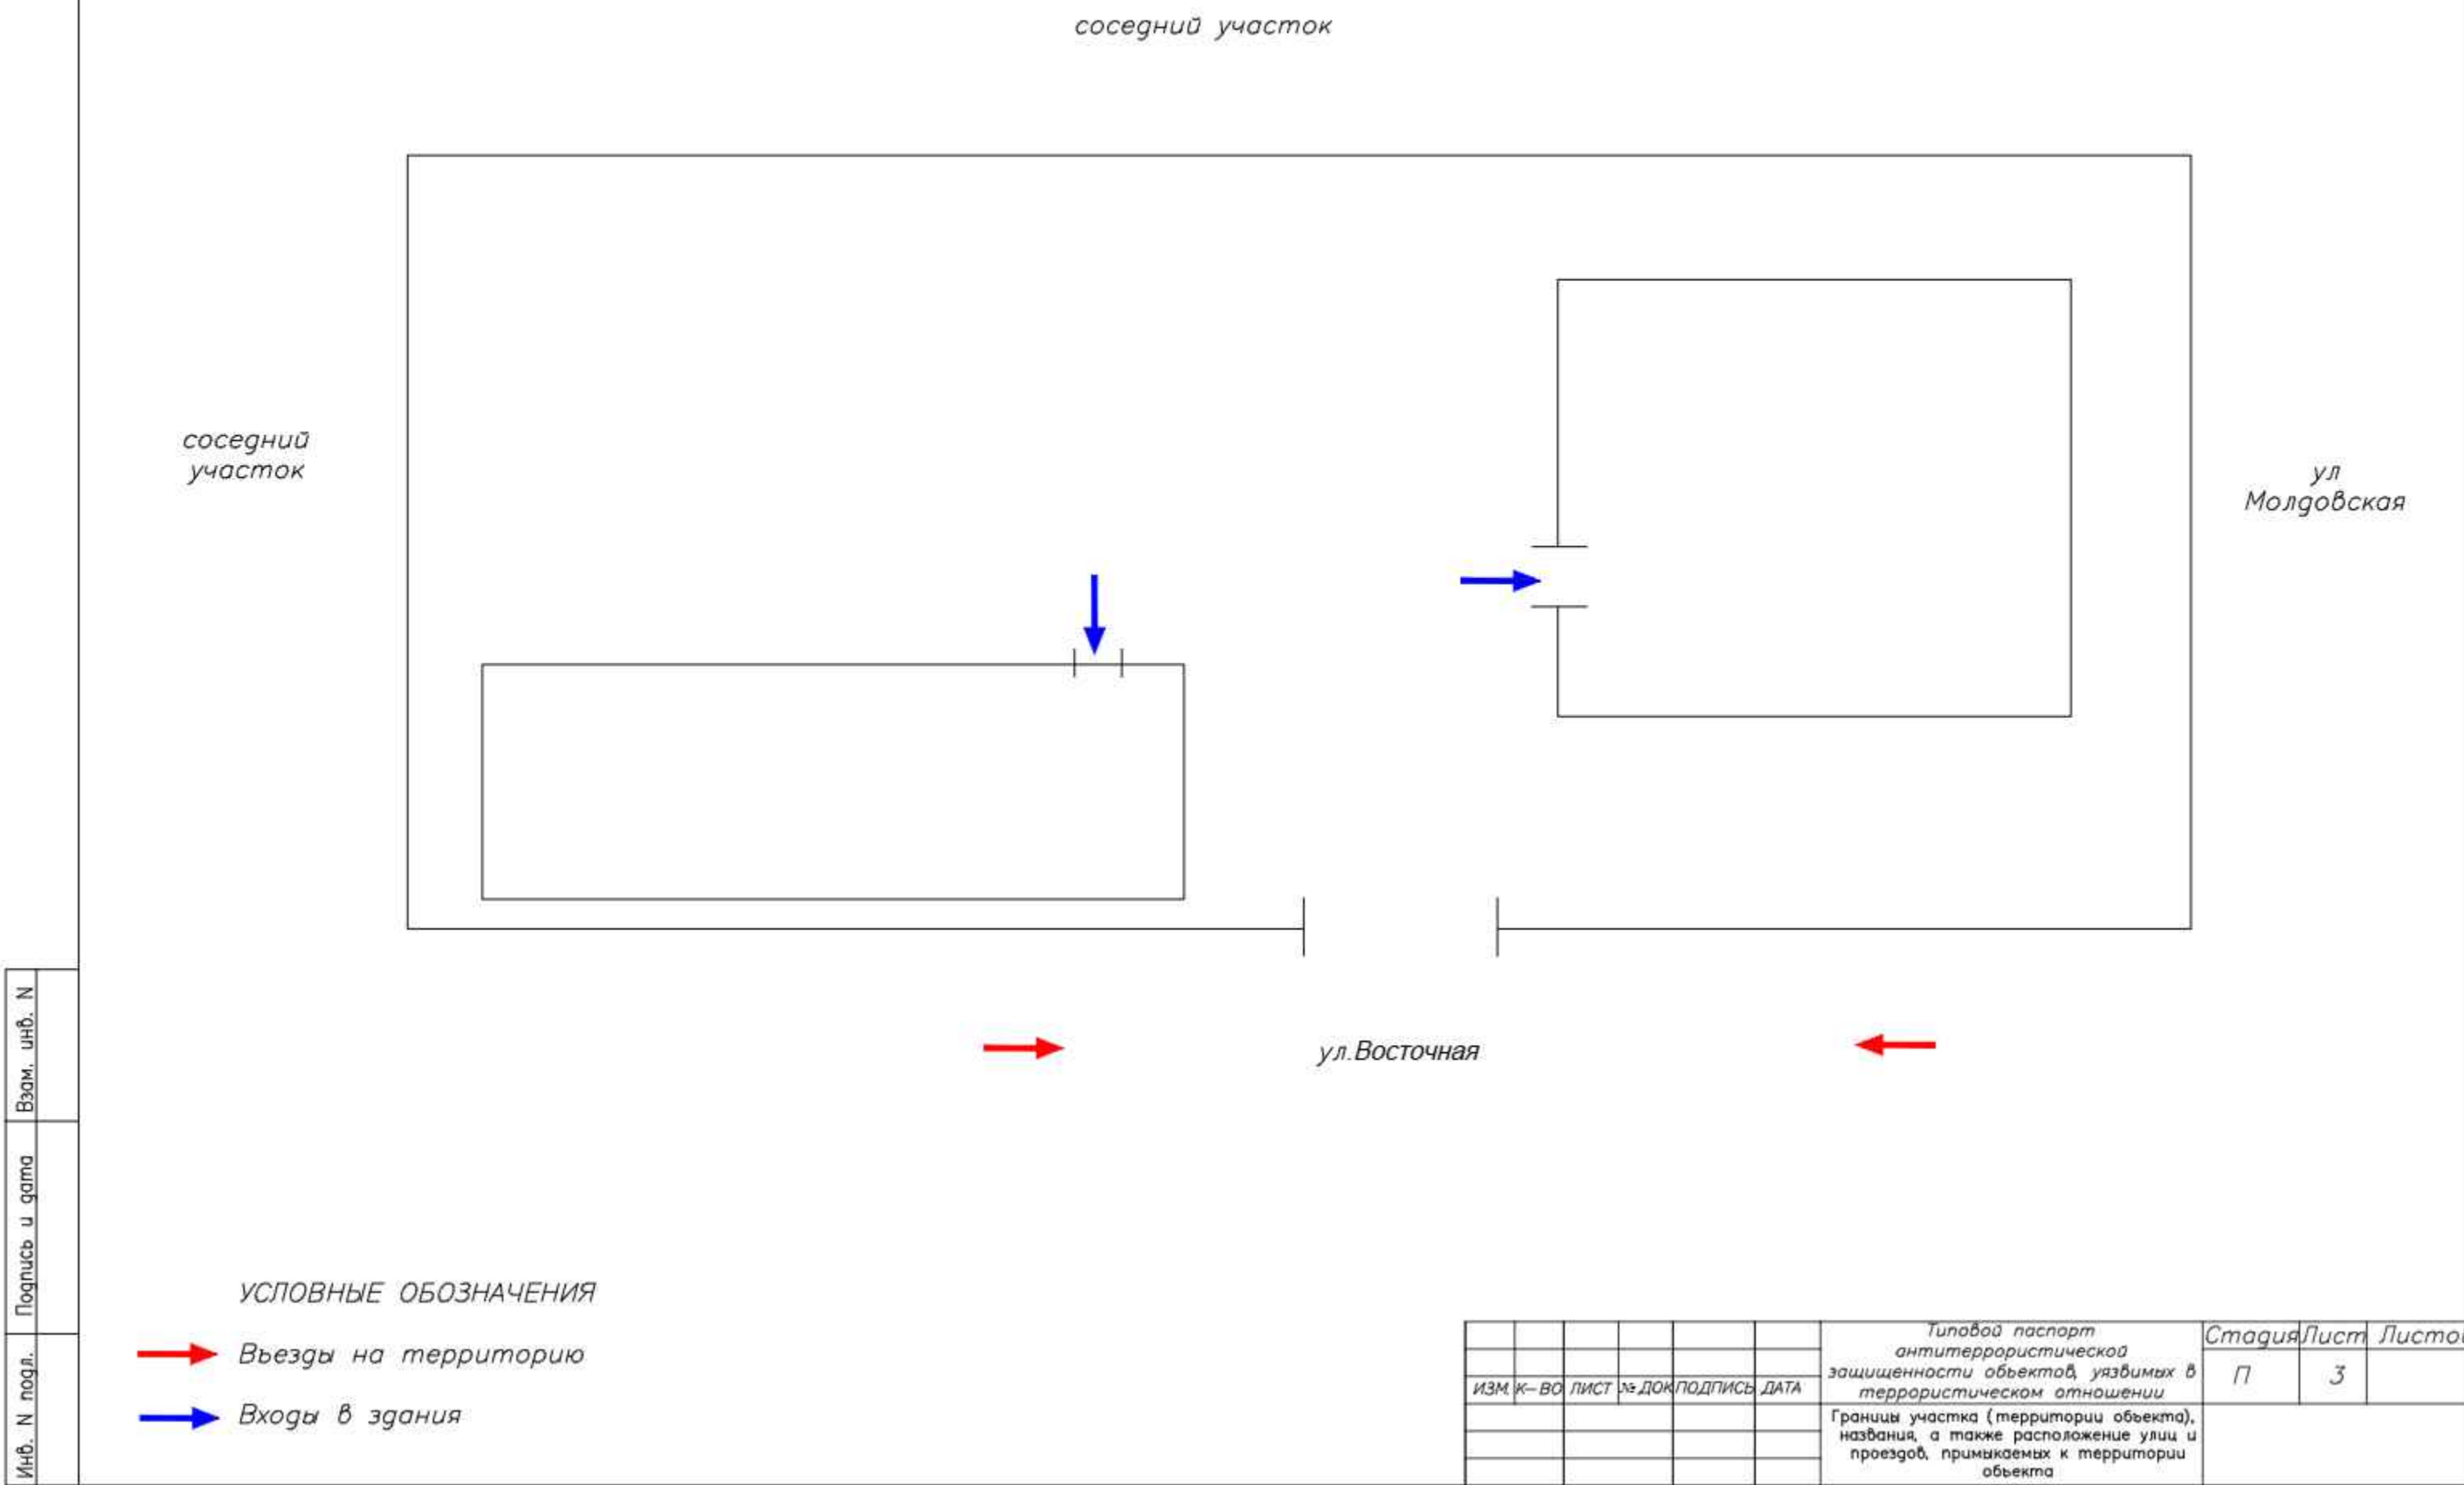


СХЕМА НАРУЖНОГО ВИДЕОНАБЛЮДЕНИЯ

соседний участок


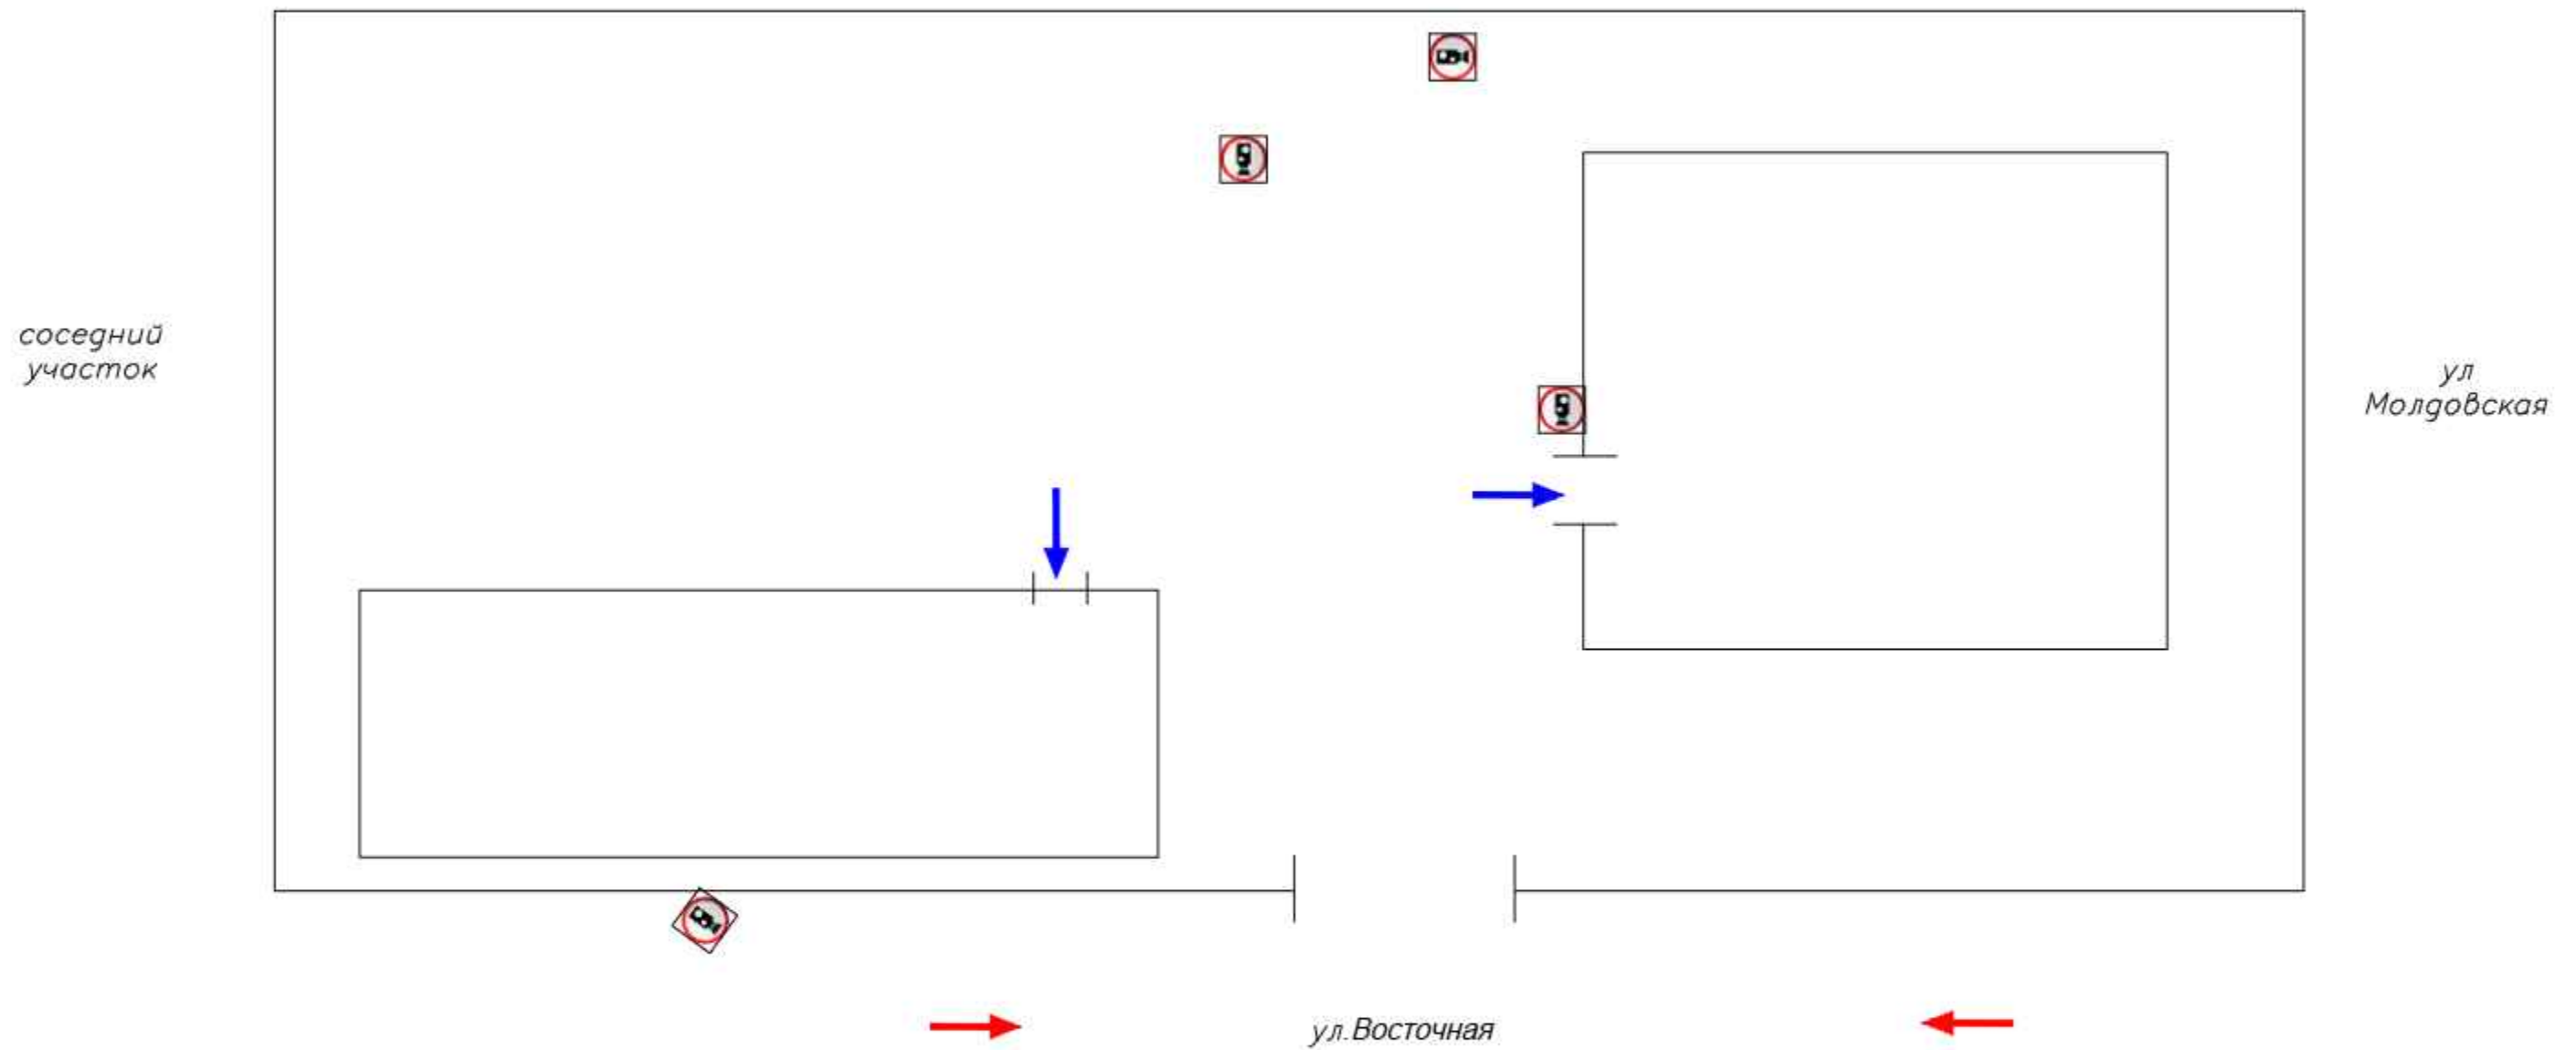


УСЛОВНЫЕ ОБОЗНАЧЕНИЯ

 – Наружная видеокамера



						Типовой паспорт антитеррористической защищенности объектов, уязвимых в террористическом отношении	Стадия	Лист	Листов
ИЗМ.	К-ВО	ЛИСТ	№ ДОК	ПОДПИСЬ	ДАТА		П	4	
						Схема наружного видео наблюдения			

Инв. N подл.	Подпись и дата	Взам. инв. N
--------------	----------------	--------------

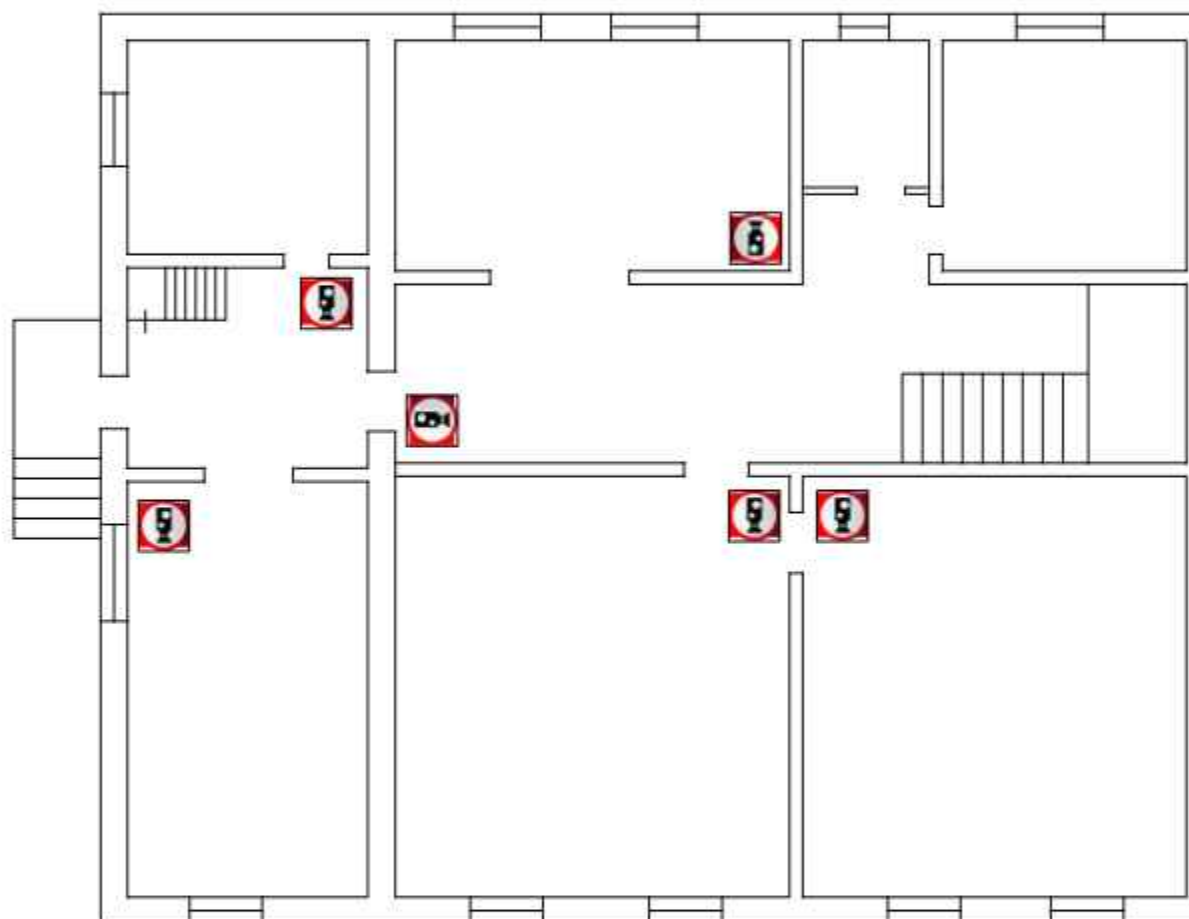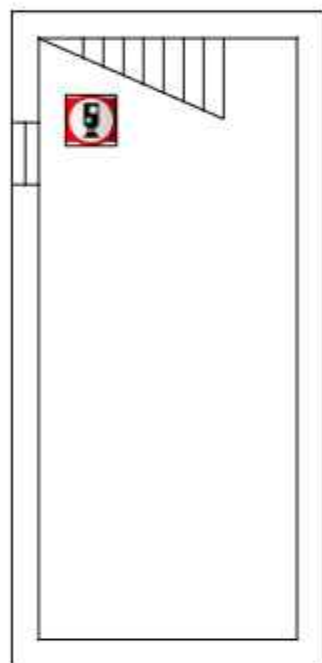 — Камера

						Типовой паспорт антитеррористической защищенности объектов, уязвимых в террористическом отношении	Страница	Лист	Листов
ИЗМ	К-ВО	ЛИСТ	№ ДОК	ПОДПИСЬ	ДАТА		П	5	

НАЛИЧИЕ СРЕДСТВ ОПОВЕЩЕНИЯ ОБ УГРОЗЕ ЧРЕЗВЫЧАЙНЫХ СИТУАЦИЙ, В ТОМ ЧИСЛЕ АКТОВ ТЕРРОРИЗМА 0, 1 ЭТАЖА

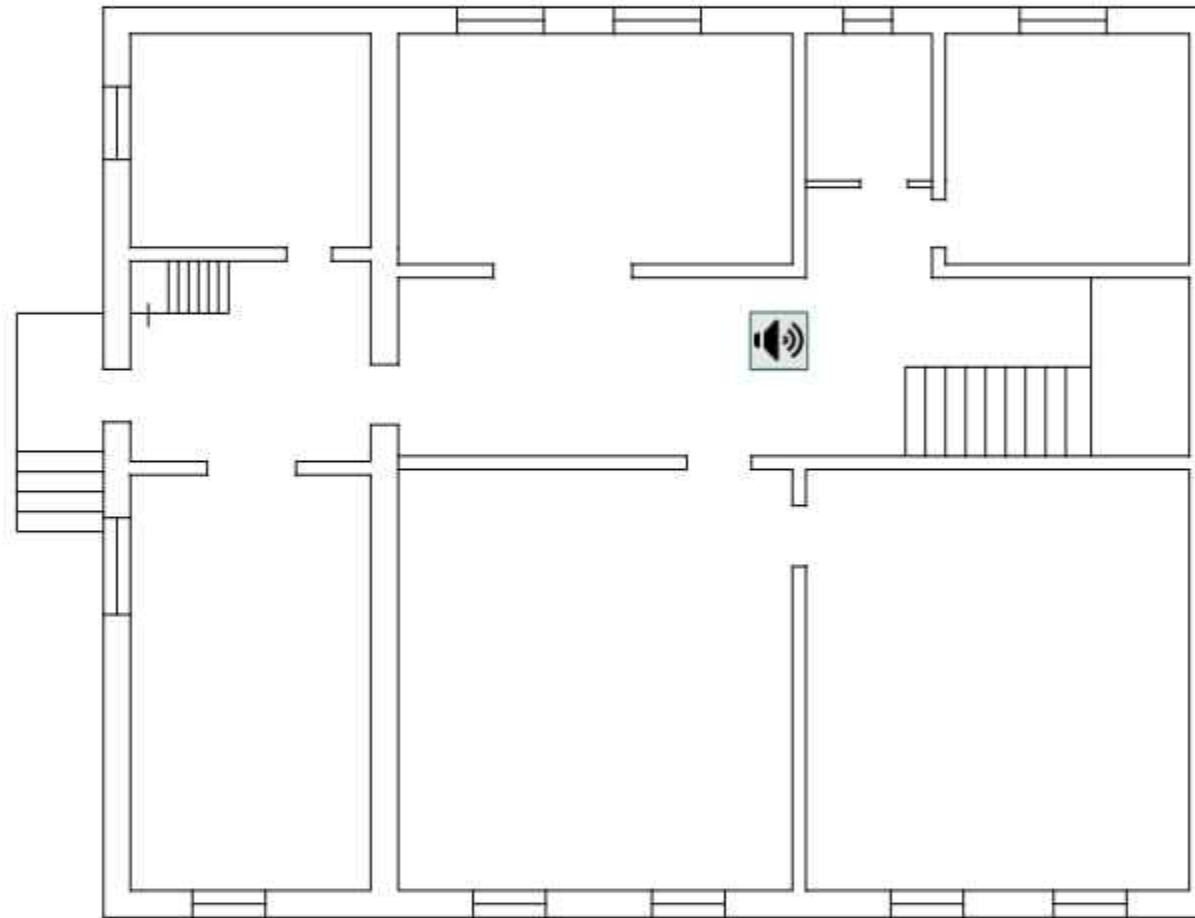
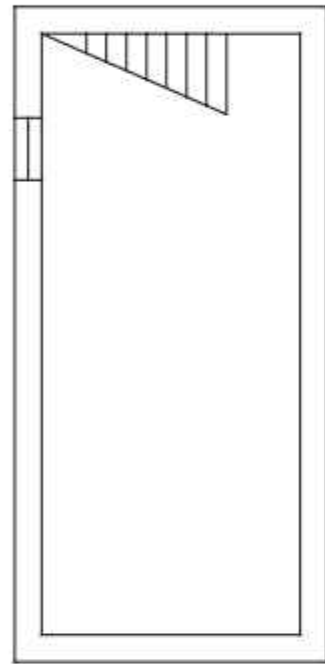


УСЛОВНЫЕ ОБОЗНАЧЕНИЯ

— пожарный оповещатель

						Типовой паспорт антитеррористической защищенности объектов, уязвимых в террористическом отношении	Стадия	Лист	Листов
ИЗМ	К-ВО	ЛИСТ	№ ДОК	ПОДПИСЬ	ДАТА		П	6	

ВХОДЫ И ВЫХОДЫ С ЗДАНИЯ 0,1 ЭТАЖА

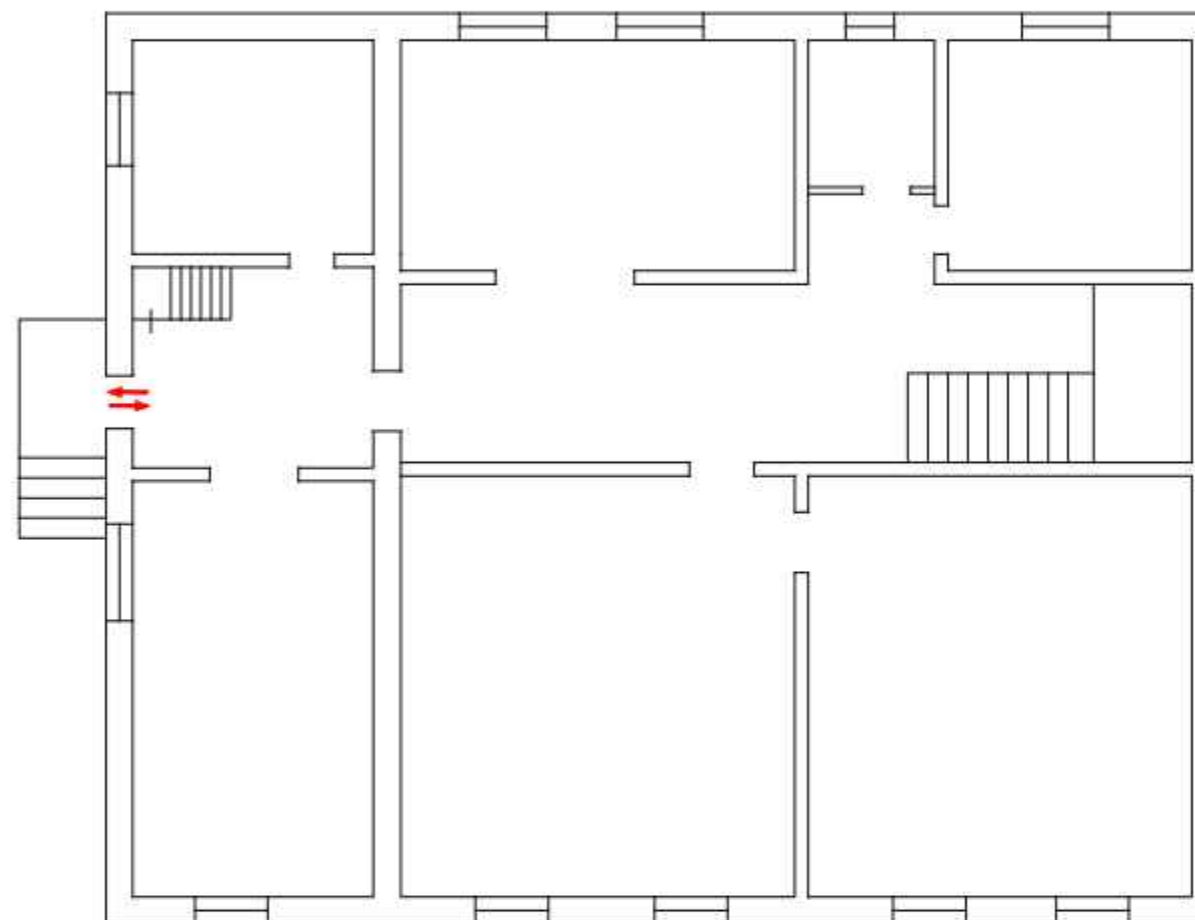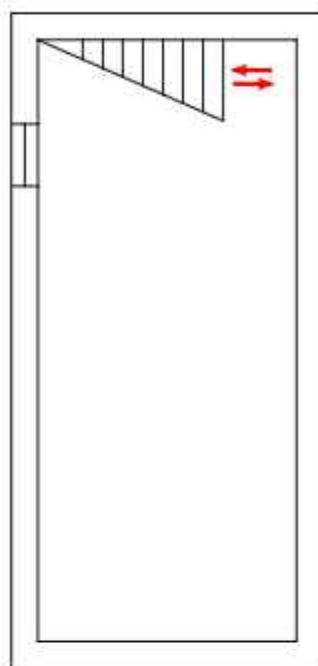

УСЛОВНЫЕ ОБОЗНАЧЕНИЯ



⇔ Основные Входы/Выходы

⇔ Запасные Входы/Выходы

						Типовой паспорт антитеррористической защищенности объектов, уязвимых в террористическом отношении	Страница	Лист	Листов
ИЗМ.	К-ВО	ЛИСТ	№ ДОК	ПОДПИСЬ	ДАТА		П	7	
						Входы и выходы с здания			

Инв. N подл.	Подпись и дата	Взам. инв. N
--------------	----------------	--------------

ПОЖАРНАЯ СИГНАЛИЗАЦИЯ 0, 1 ЭТАЖА

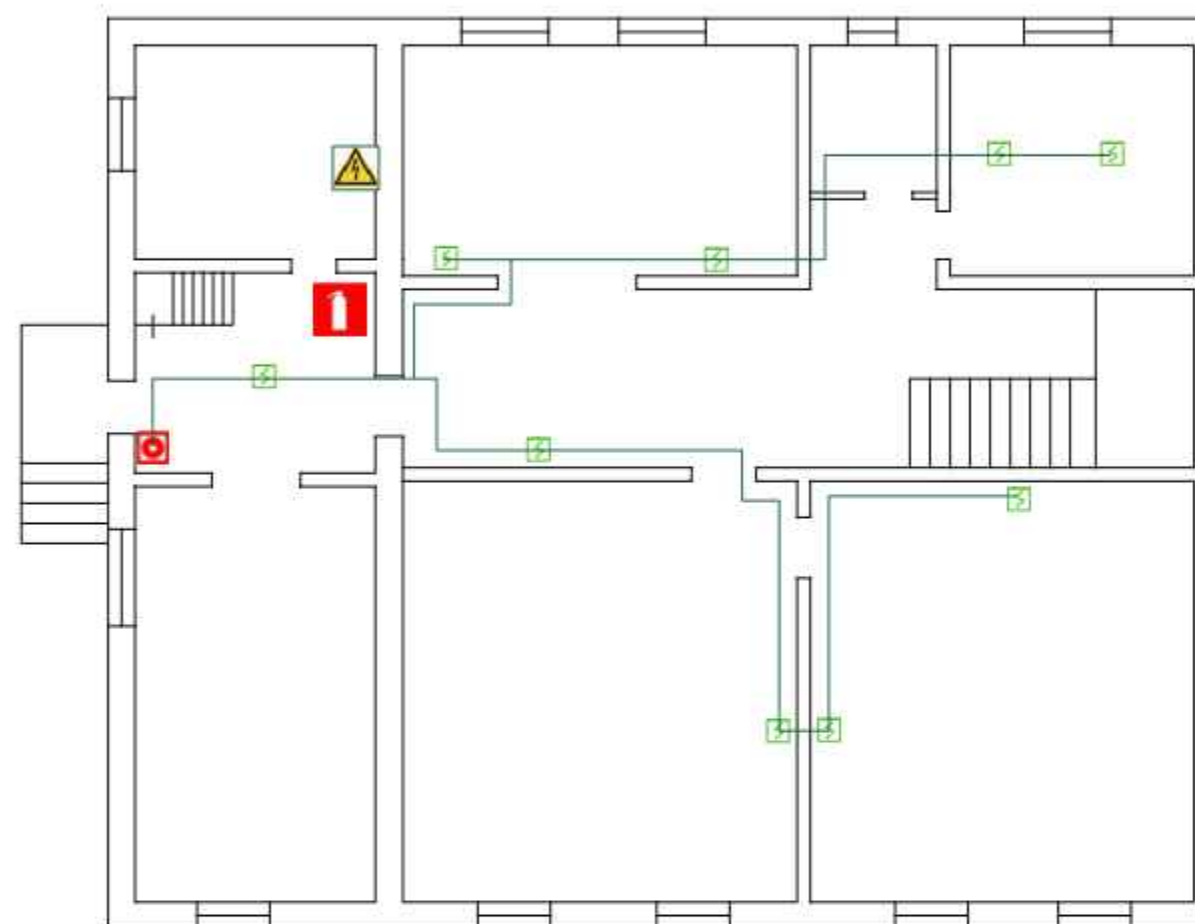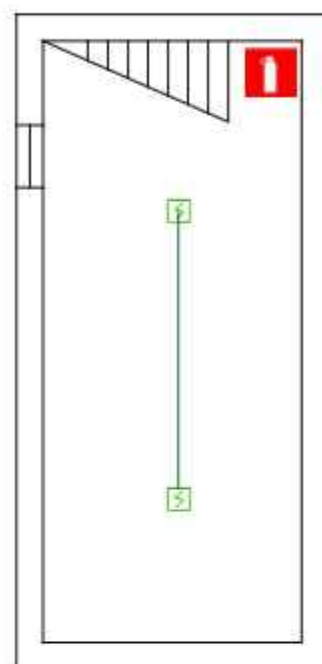



-  — Дымовой извещатель
-  — Тепловой извещатель
-  — Ручной извещатель

-  — Огнетушитель
-  — Электро-распределительный Шкаф

Инф. N подл.	Подпись и дата	Взам. инф. N

Типовой паспорт антитеррористической защищенности объектов, уязвимых в террористическом отношении						Стадия	Лист	Листов
ИЗМ.	К-ВО	ЛИСТ	№ ДОК	ПОДПИСЬ	ДАТА	П	8	
Пожарная сигнализация								

ПРЕДПОЛАГАЕМЫЕ МЕСТА ДЛЯ РАЗМЕЩЕНИЯ И ОКАЗАНИЯ ПЕРВОЙ ПОМОЩИ
ПОСТРАДАВШИМ 0, 1 ЭТАЖА

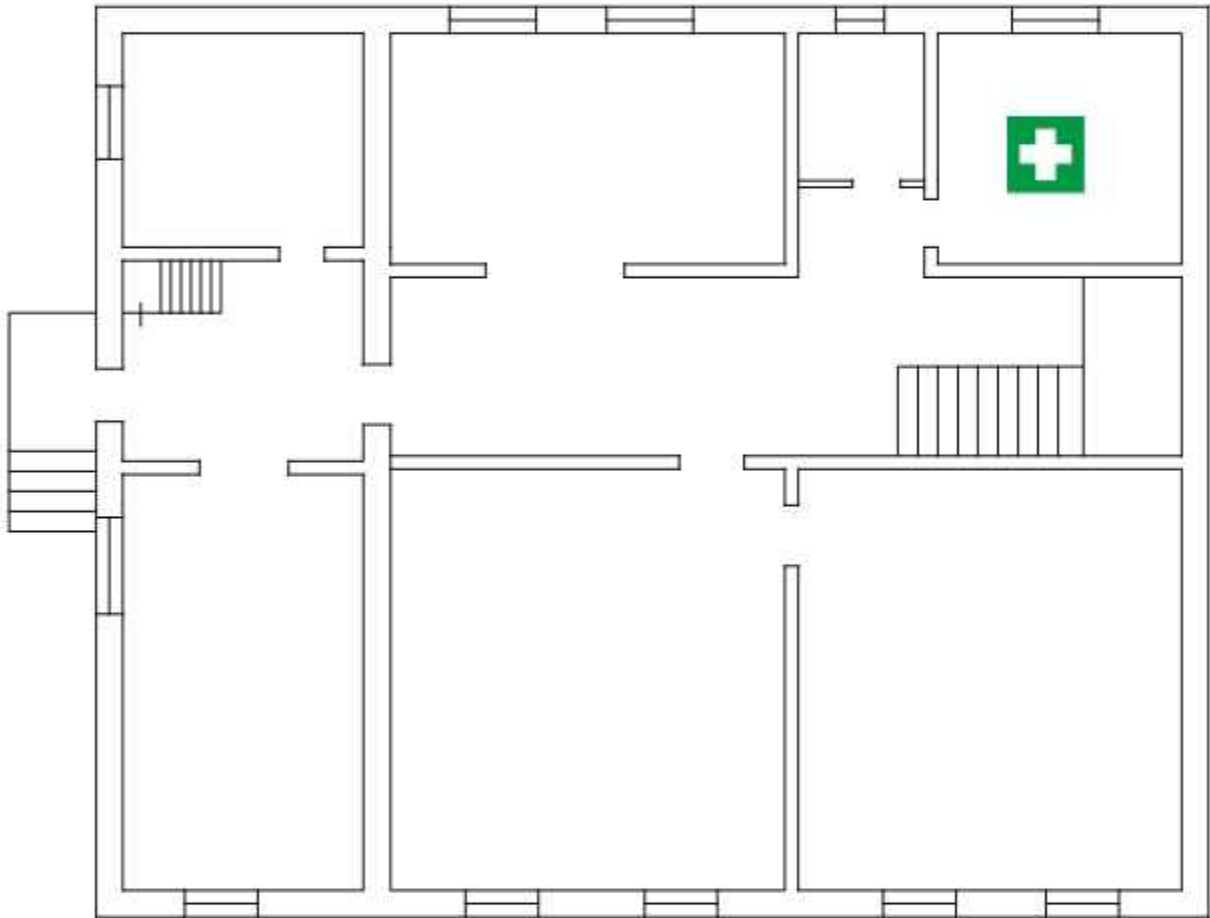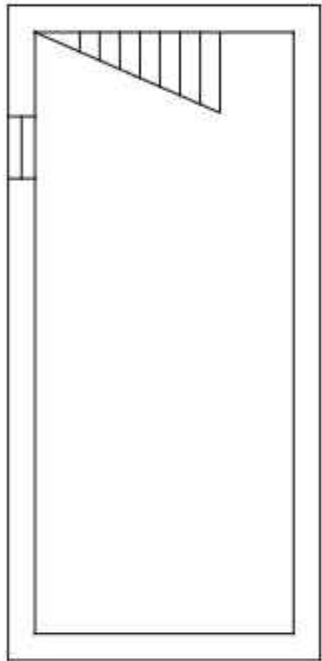

УСЛОВНЫЕ ОБОЗНАЧЕНИЯ





– Предполагаемые места для размещения и оказания помощи пострадавшим

Инв. N подл.	Подпись и дата	Взам. инв. N

ИЗМ.	К-ВО	ЛИСТ	№ ДОК	ПОДПИСЬ	ДАТА	Типовой паспорт антитеррористической защищенности объектов, уязвимых в террористическом отношении	Страница	Лист	Листов
						Предполагаемые места для размещения и оказания первой помощи пострадавшим	7	9	

СХЕМА ЭЛЕКТРОСНАБЖЕНИЯ 0,1 ЭТАЖА

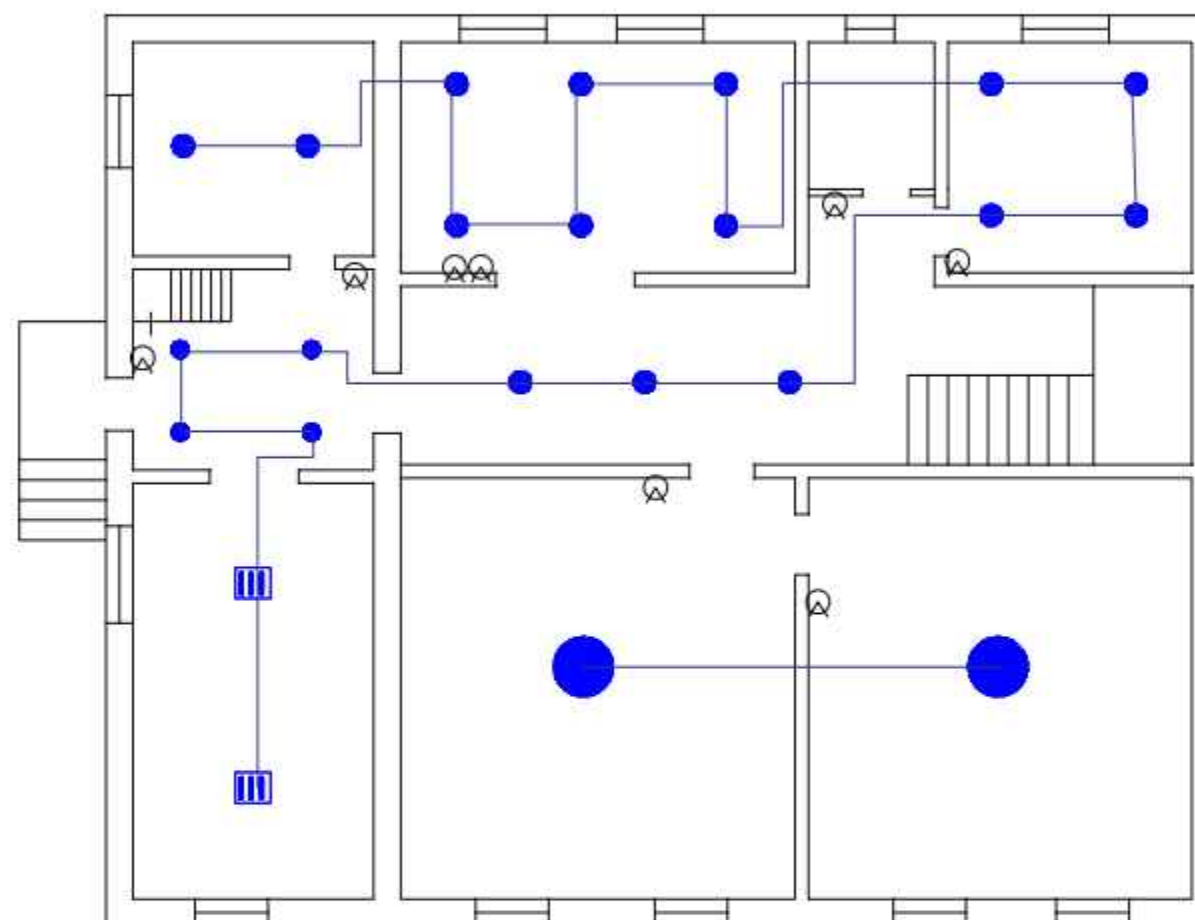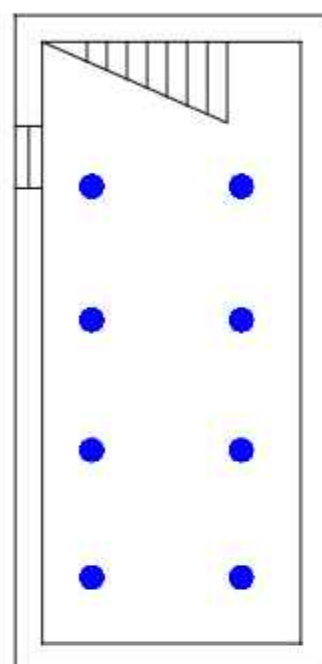



УСЛОВНЫЕ ОБОЗНАЧЕНИЯ

- Электропроводка скрытая;
- ▬ Линейный светильник люминесцентными лампами
- светильник люминесцентными лампами
- ▮ светильник люминесцентный 600х600
- ⚠ шкафы распределители
- Ⓢ включатель\выключатель

Инв. N подл.	Подпись и дата	Взам. инв. N

ИЗМ.	К-ВО	ЛИСТ	№ ДОК	ПОДПИСЬ	ДАТА	Типовой паспорт антитеррористической защищенности объектов, уязвимых в террористическом отношении	Стадия	Лист	Листов
							П	10	
						Схема электроснабжения			

СХЕМА ВОДОСНАБЖЕНИЯ 0,1 ЭТАЖА

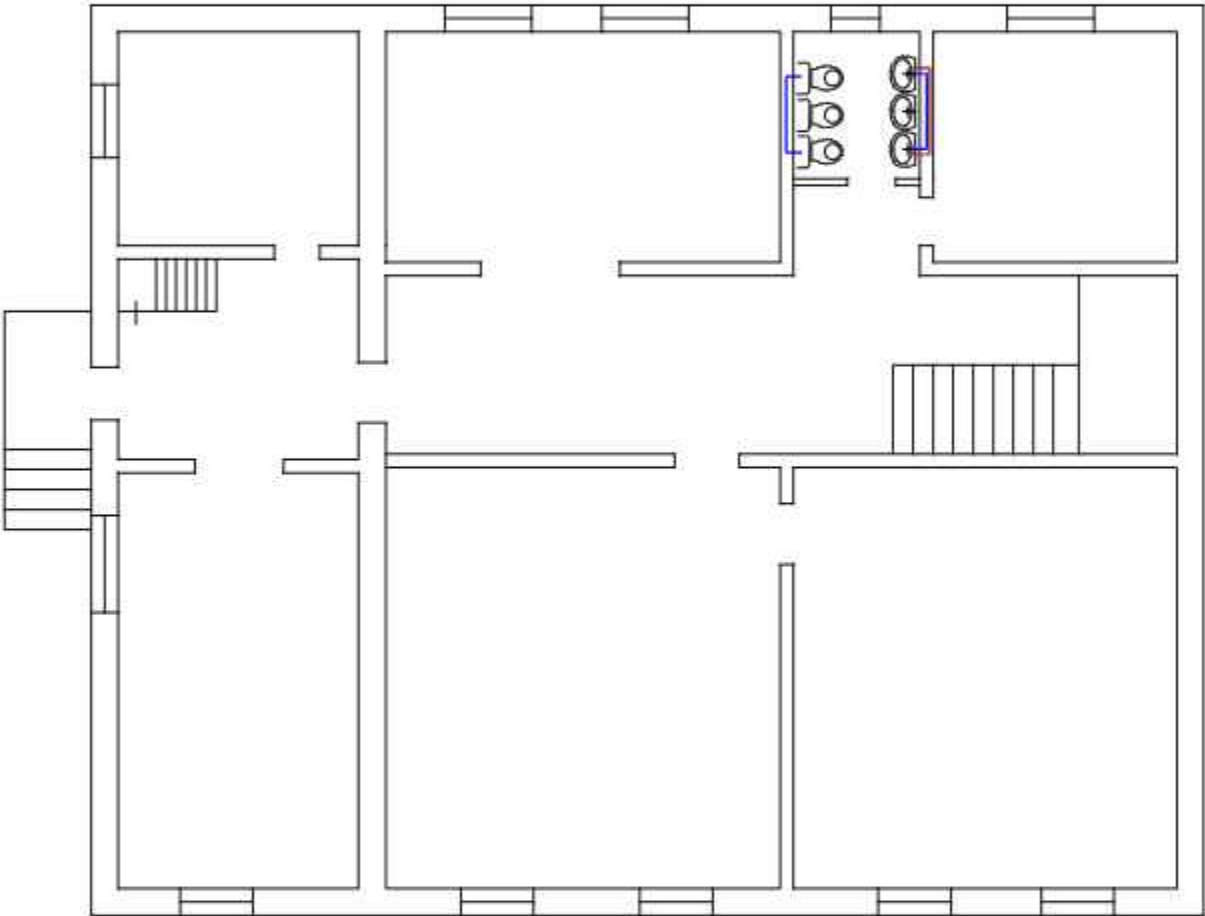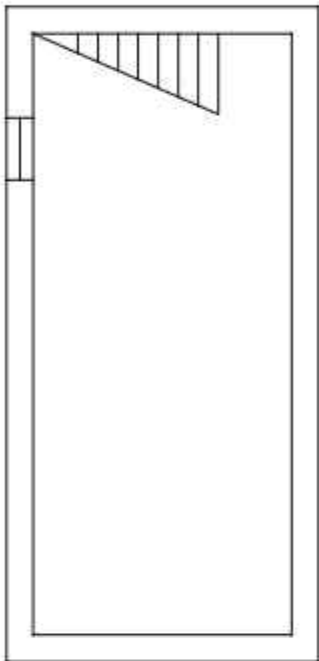



УСЛОВНЫЕ ОБОЗНАЧЕНИЯ

- Линий водопровода холодной воды
- Линий водопровода горячей воды
- Линий водопровода канализации
- ⊕ ∩ Сантехнические приборы

Инв. N подл.	Подпись и дата	Взам. инв. N

ИЗМ.	К-ВО	ЛИСТ	№ ДОК	ПОДПИСЬ	ДАТА	Типовой паспорт антитеррористической защищенности объектов, уязвимых в террористическом отношении	Стадия	Лист	Листов
							П	11	
						Схема водоснабжения			

СХЕМА ТЕПЛОСНАБЖЕНИЯ 0,1 ЭТАЖА

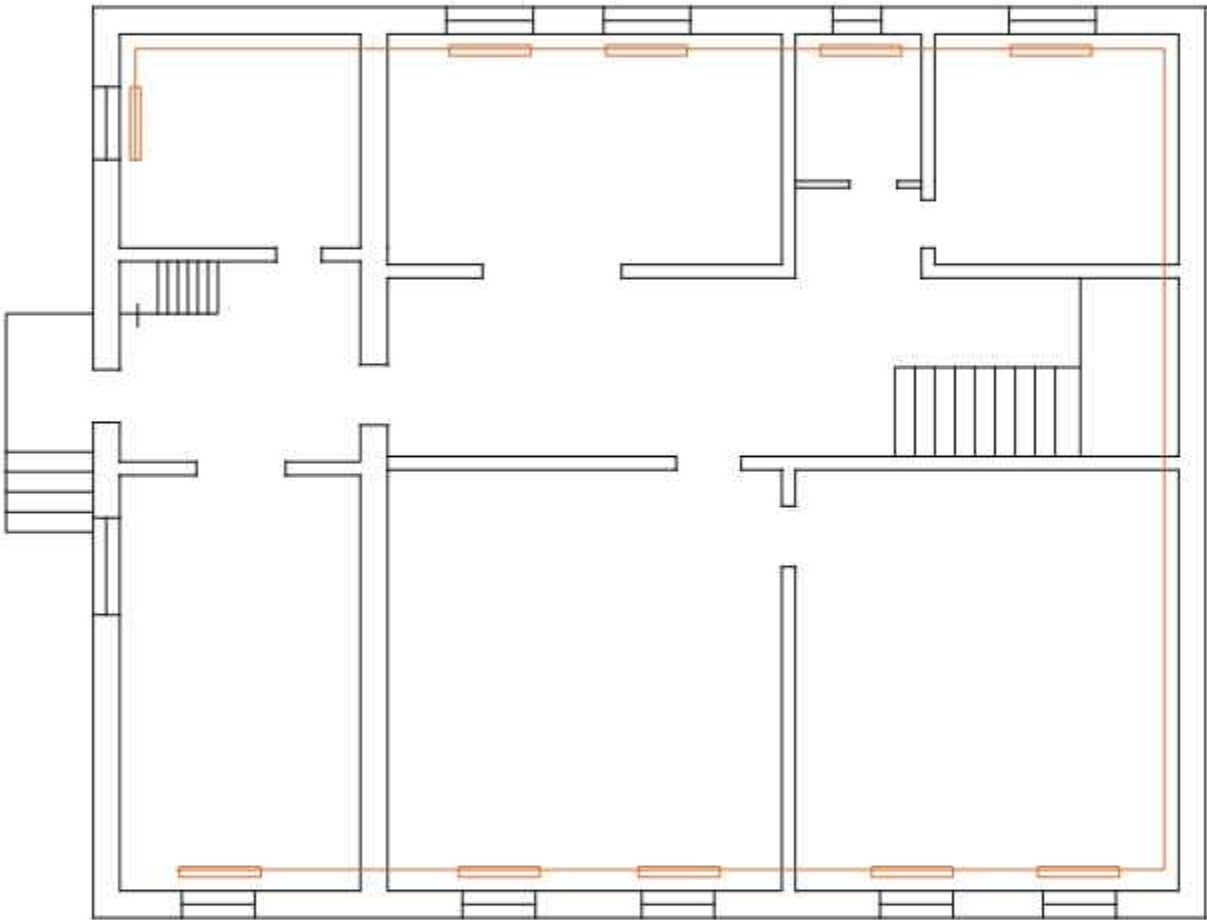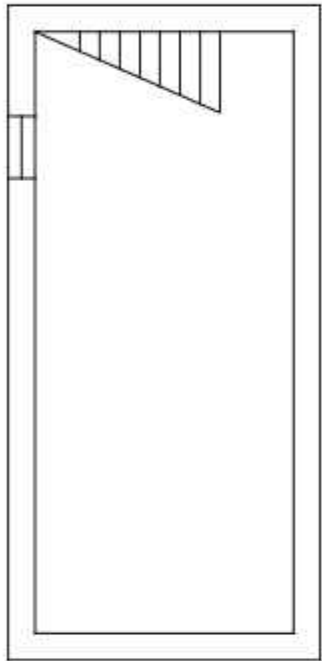

УСЛОВНЫЕ ОБОЗНАЧЕНИЯ



— Трубопровод отопления

— Радиатор

Инв. N подл.	Подпись и дата	Взам. инв. N

						Типовой паспорт антитеррористической защищенности объектов, уязвимых в террористическом отношении	Стадия	Лист	Листов
ИЗМ.	К-ВО	ЛИСТ	№ ДОК.	ПОДПИСЬ	ДАТА		П	12	
						Схема теплоснабжения			

МЕСТА (В ПОМЕЩЕНИЯХ ЗДАНИЙ И СООРУЖЕНИЙ) ЗАПИРАЮЩИЕСЯ НА ЗАМОК, А
ТАКЖЕ МЕСТА ХРАНЕНИЯ ИХ КЛЮЧЕЙ 0,1 ЭТАЖА

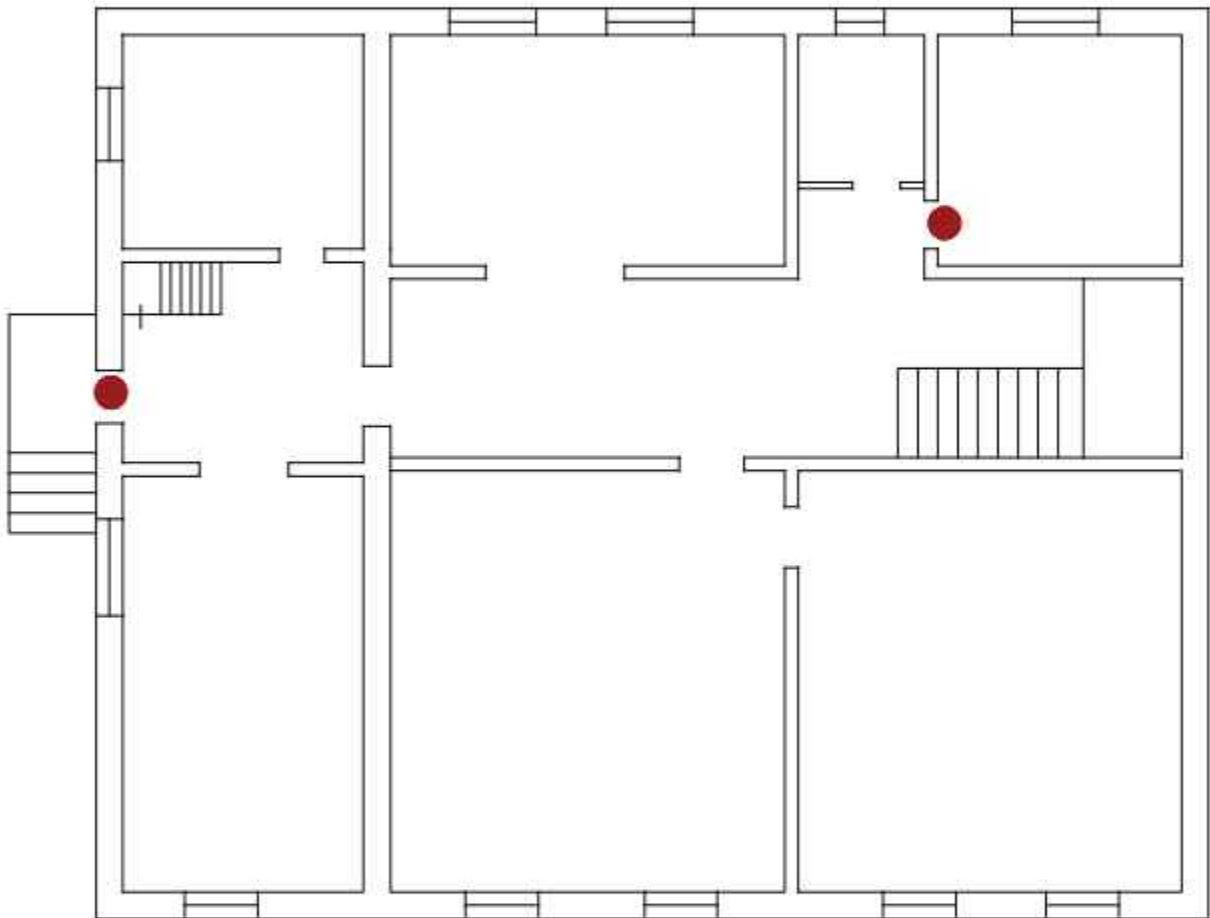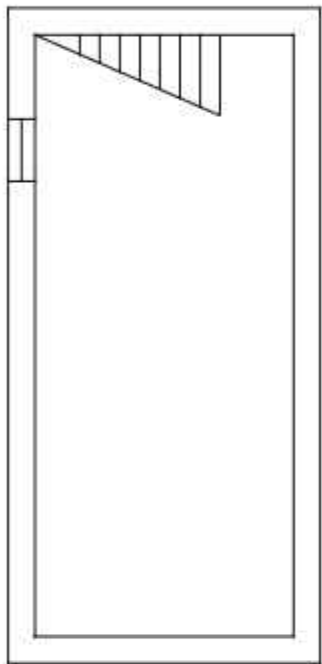


УСЛОВНЫЕ ОБОЗНАЧЕНИЯ
● ВСЕ ПОМЕЩЕНИЙ ЗАКРЫВАЮТСЯ НА КЛЮЧ.

ПРИМЕЧАНИЕ
Ключи хранятся в систематизированном виде на посту охраны или в специальной ключнице. Для учета выдачи ключей используется журнал, куда заносятся данные о каждом выдаваемом и возвращаемом ключе

Инв. N подл.	Подпись и дата	Взам. инв. N
--------------	----------------	--------------

						Типовой паспорт антитеррористической защищенности объектов, уязвимых в террористическом отношении	Стадия	Лист	Листов
ИЗМ.	К-ВО	ЛИСТ	№ ДОК	ПОДПИСЬ	ДАТА	Места (в помещениях зданий и сооружений) запирающиеся на замок, а также места хранения их ключей	П	13	


СХЕМА ЭВАКУАЦИИ ПЕРСОНАЛА И ПОСЕТИТЕЛЕЙ ПРИ ВОЗНИКНОВЕНИИ АВАРИЙНЫХ И ЧРЕЗВЫЧАЙНЫХ СИТУАЦИЙ 0. 1 ЭТАЖА

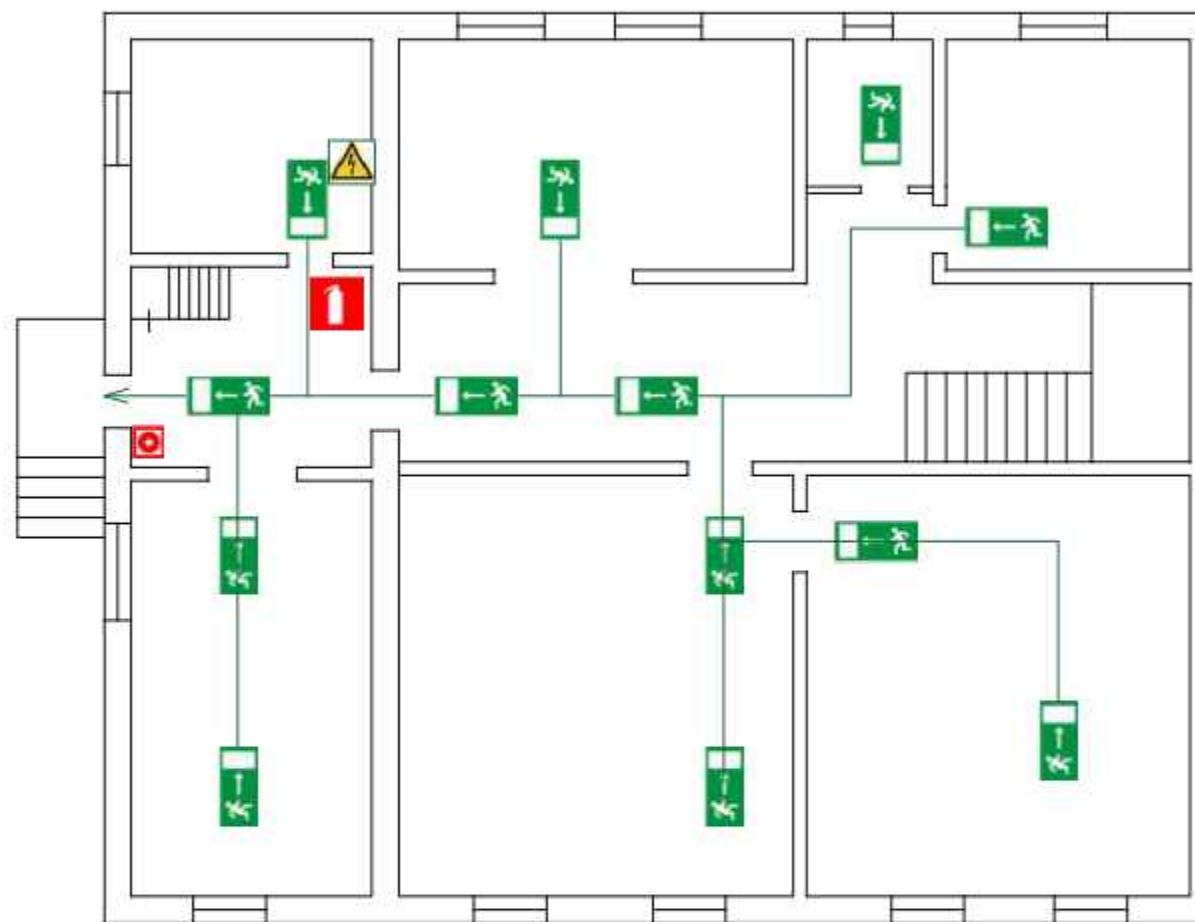

Инв. N подл.	Подпись и дата	Взам. инв. N
--------------	----------------	--------------


						Типовой паспорт антитеррористической защищенности объектов, уязвимых в террористическом отношении	Стадия	Лист	Листов
ИЗМ	К-ВО	ЛИСТ	№ ДОК	ПОДПИСЬ	ДАТА		П	14	
						Схема эвакуации персонала и посетителей при возникновении аварийных и чрезвычайных ситуаций			

Инв. N подл.	Подпись и дата	Взам. инв. N
--------------	----------------	--------------

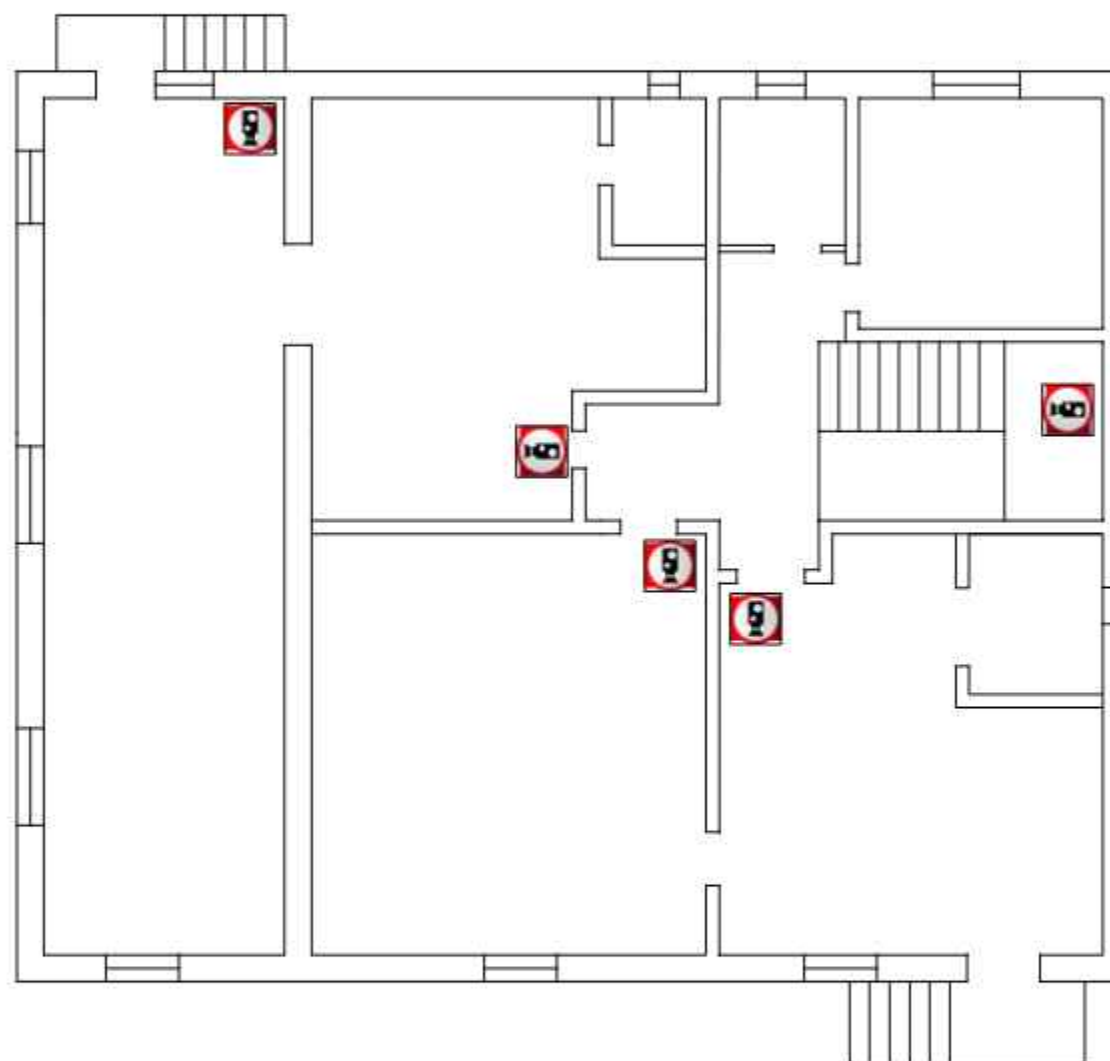 — Камера

						Типовой паспорт антитеррористической защищенности объектов, уязвимых в террористическом отношении	Страница	Лист	Листов
ИЗМ	К-ВО	ЛИСТ	№ ДОК	ПОДПИСЬ	ДАТА		П	15	

НАЛИЧИЕ СРЕДСТВ ОПОВЕЩЕНИЯ ОБ УГРОЗЕ ЧРЕЗВЫЧАЙНЫХ СИТУАЦИЙ, В ТОМ ЧИСЛЕ АКТОВ ТЕРРОРИЗМА 2 ЭТАЖ

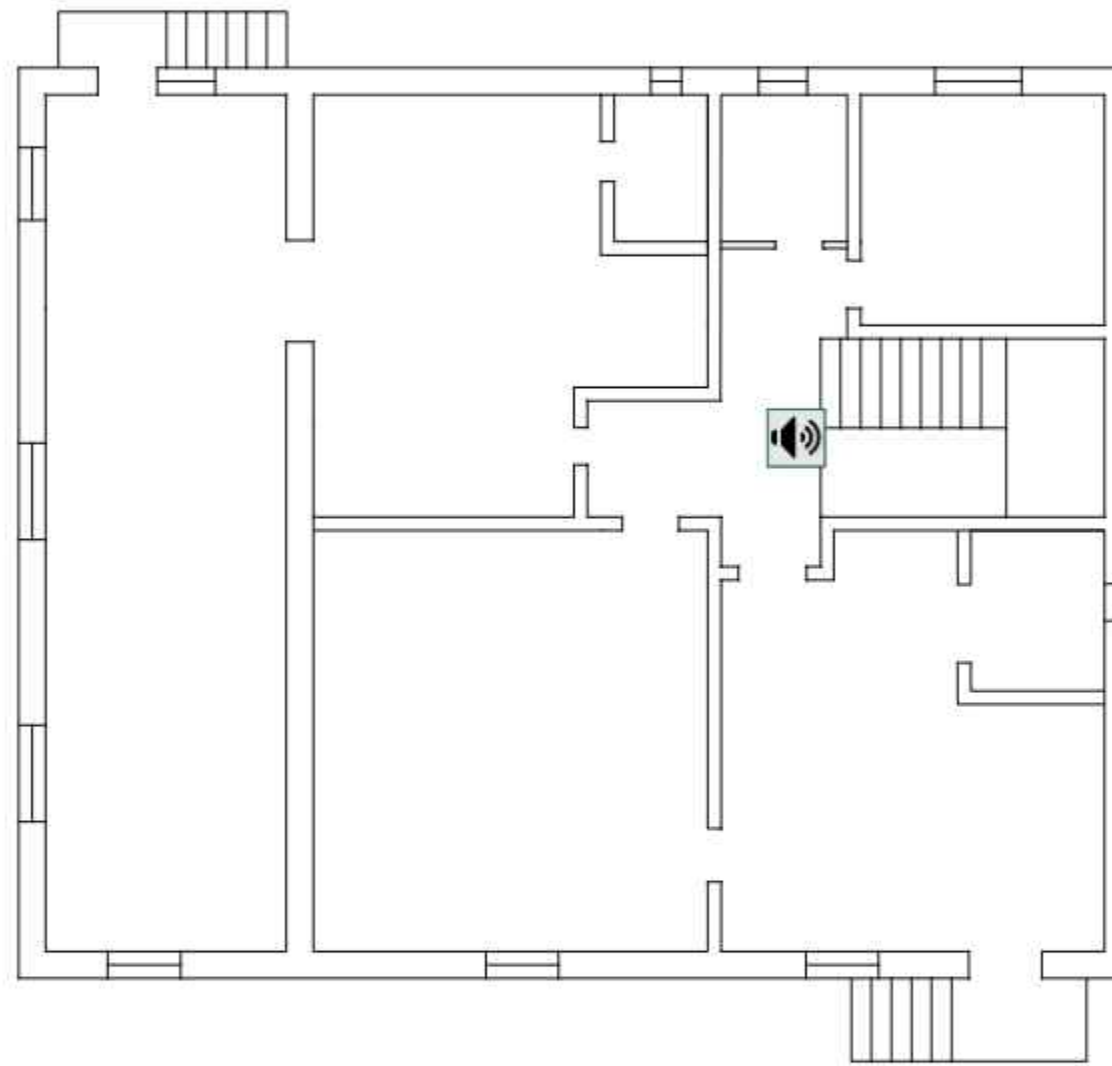


УСЛОВНЫЕ ОБОЗНАЧЕНИЯ



— пожарный оповещатель

						Типовой паспорт антитеррористической защищенности объектов, уязвимых в террористическом отношении	Страница	Лист	Листов
ИЗМ.	К-ВО	ЛИСТ	№ ДОК	ПОДПИСЬ	ДАТА		П	16	

ВХОДЫ И ВЫХОДЫ С ЗДАНИЯ 2 ЭТАЖА

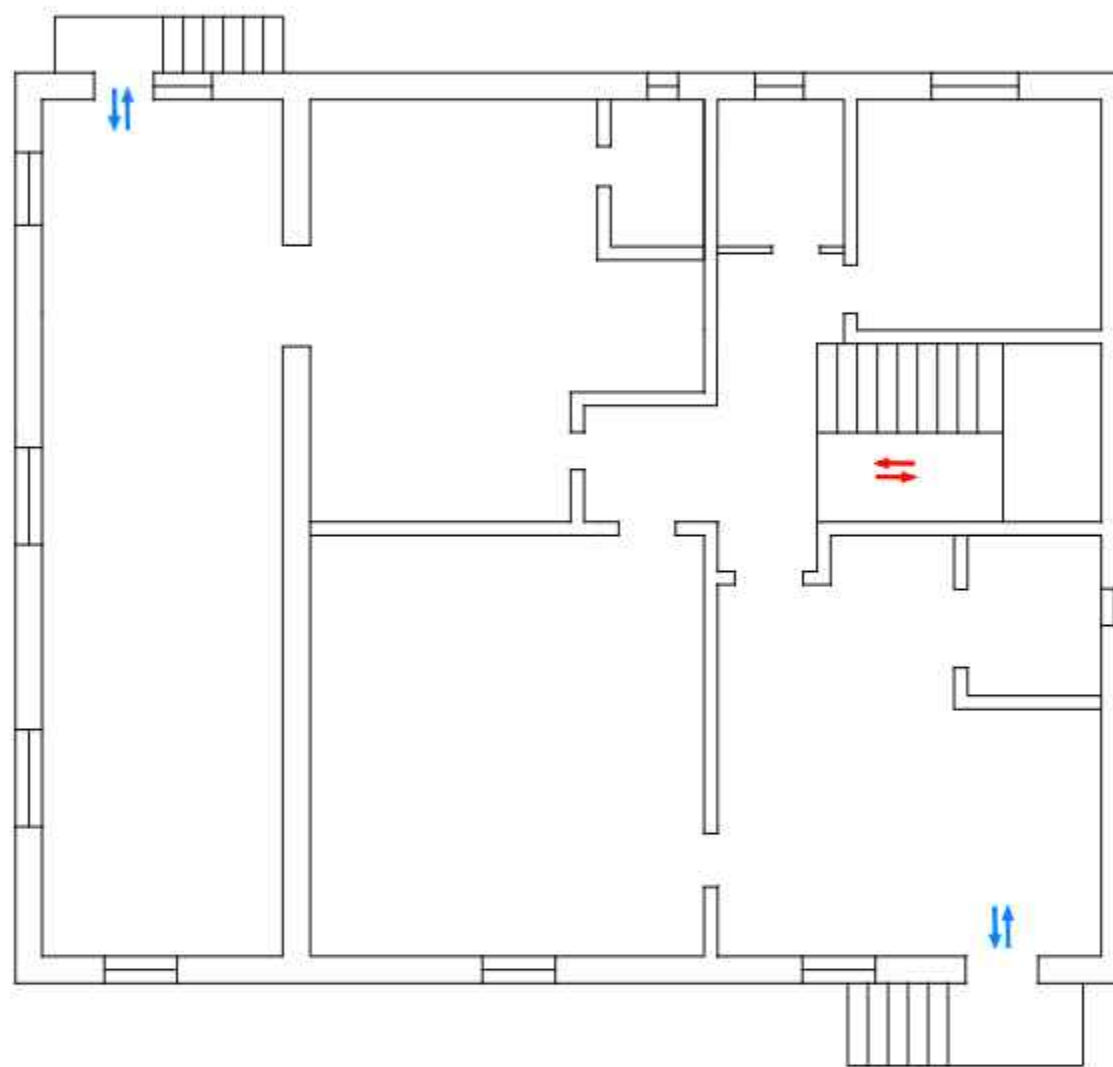


УСЛОВНЫЕ ОБОЗНАЧЕНИЯ

- ⇔ Основные Входы/Выходы
- ⇔ Запасные Входы/Выходы

Инб. N подл.	Подпись и дата	Взам. инб. N

						Типовой паспорт антитеррористической защищенности объектов, уязвимых в террористическом отношении	Стадия	Лист	Листов
ИЗМ.	К-ВО	ЛИСТ	№ ДОК	ПОДПИСЬ	ДАТА		П	17	
						Входы и выходы с здания			

ПОЖАРНАЯ СИГНАЛИЗАЦИЯ 2 ЭТАЖА

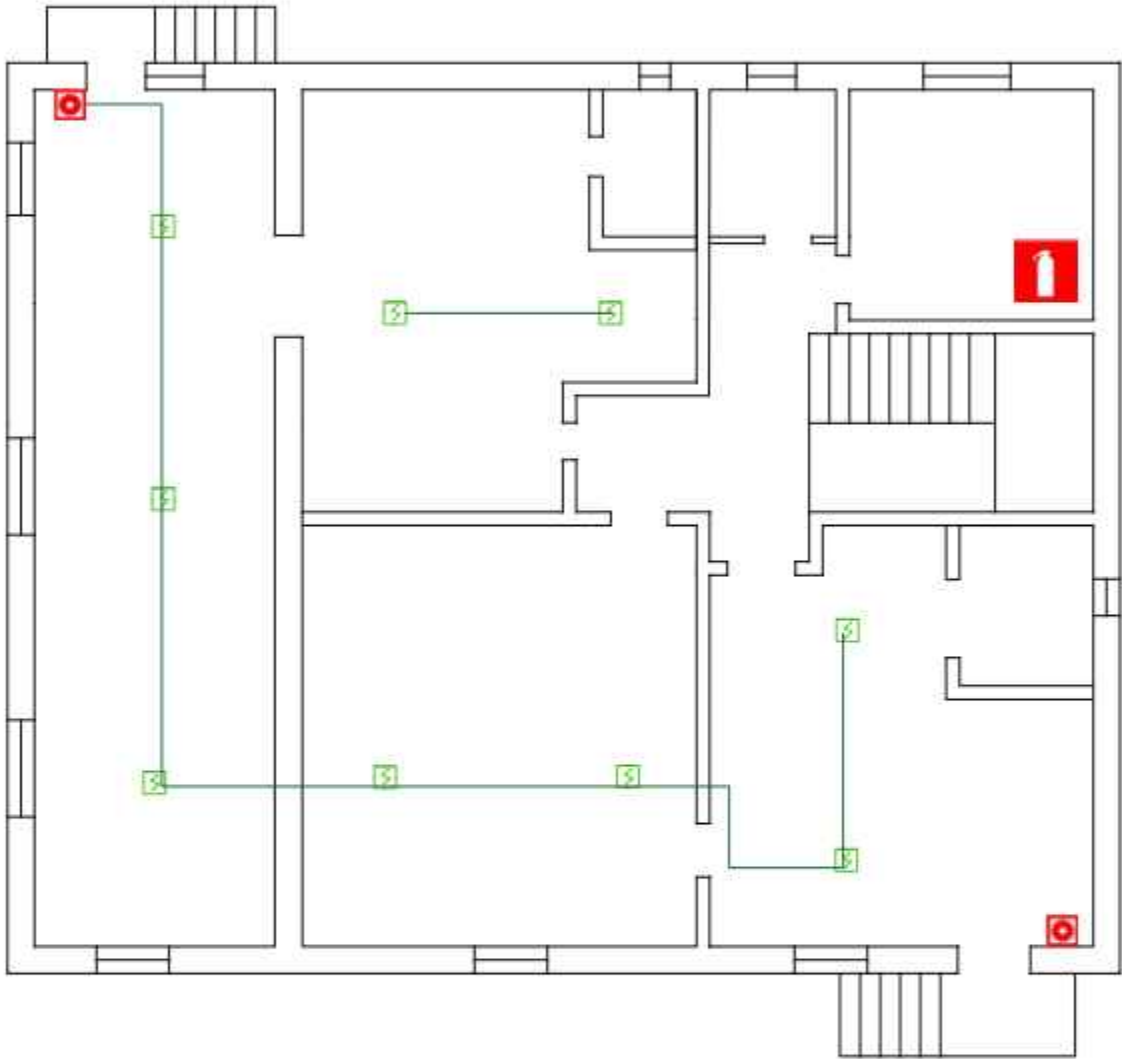


- — Дымовой извещатель
- — Тепловой извещатель
- — Ручной извещатель

- — Огнетушитель
- Электро-распределительный Шкаф

Инв. N подл.	Подпись и дата	Взам. инв. N

						Типовой паспорт антитеррористической защищенности объектов, уязвимых в террористическом отношении	Стадия	Лист	Листов
ИЗМ.	К-ВО	ЛИСТ	№ ДОК	ПОДПИСЬ	ДАТА		П	18	
						Пожарная сигнализация			

СХЕМА ЭЛЕКТРОСНАБЖЕНИЯ 2 ЭТАЖА

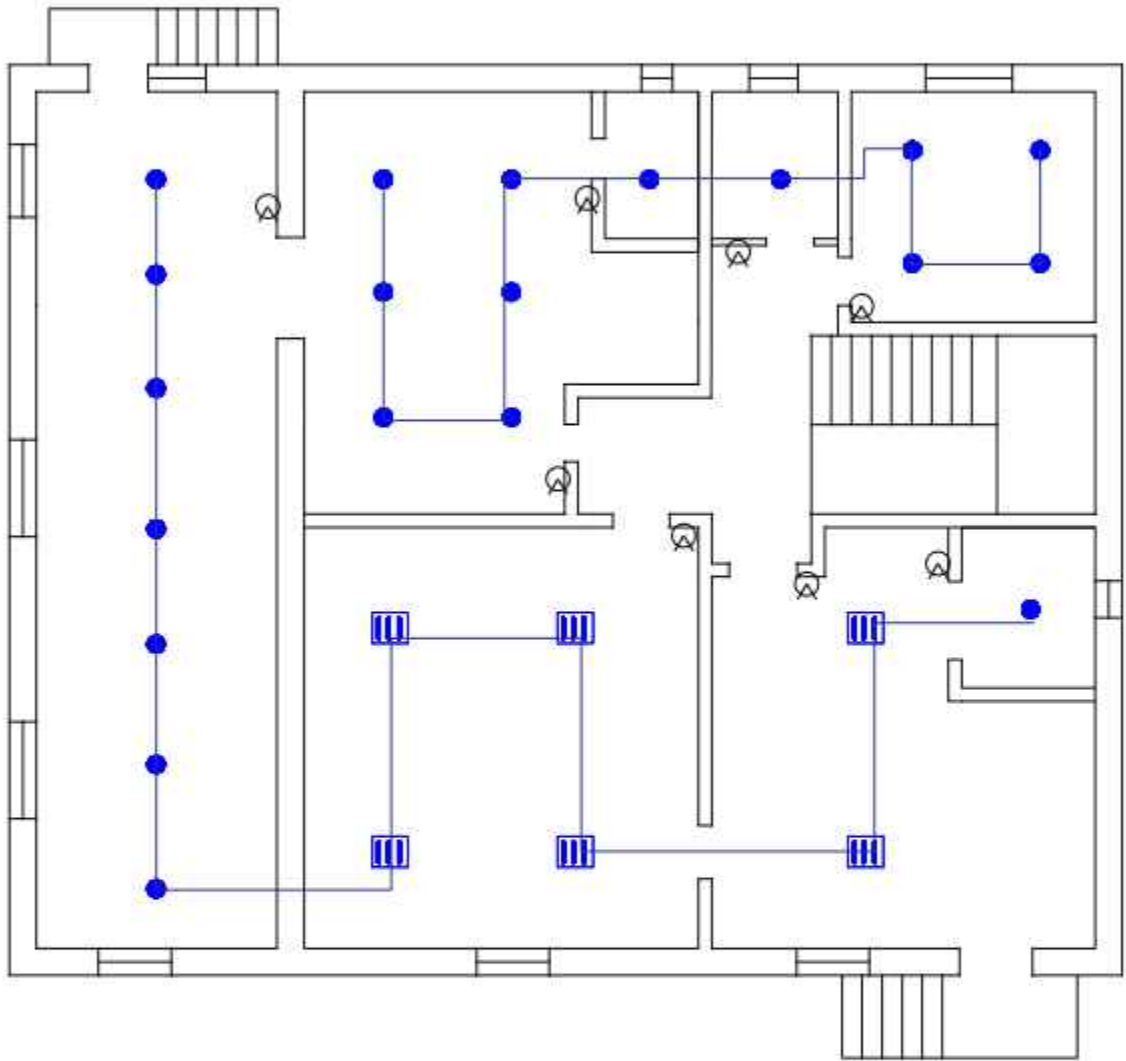


УСЛОВНЫЕ ОБОЗНАЧЕНИЯ

- Электропроводка скрытая;
- Линейный светильник люминесцентными лампами
- светильник люминесцентными лампами
- ▤ светильник люминесцентный 600x600
- ⚠ шкафы распределители
- Ⓢ включатель\выключатель

Инв. N подл.	Подпись и дата	Взам. инв. N

ИЗМ.	К-ВО	ЛИСТ	№ ДОК	ПОДПИСЬ	ДАТА	Типовой паспорт антитеррористической защищенности объектов, уязвимых в террористическом отношении	Стадия	Лист	Листов
							П	19	
						Схема электроснабжения			

СХЕМА ВОДОСНАБЖЕНИЯ 2 ЭТАЖА

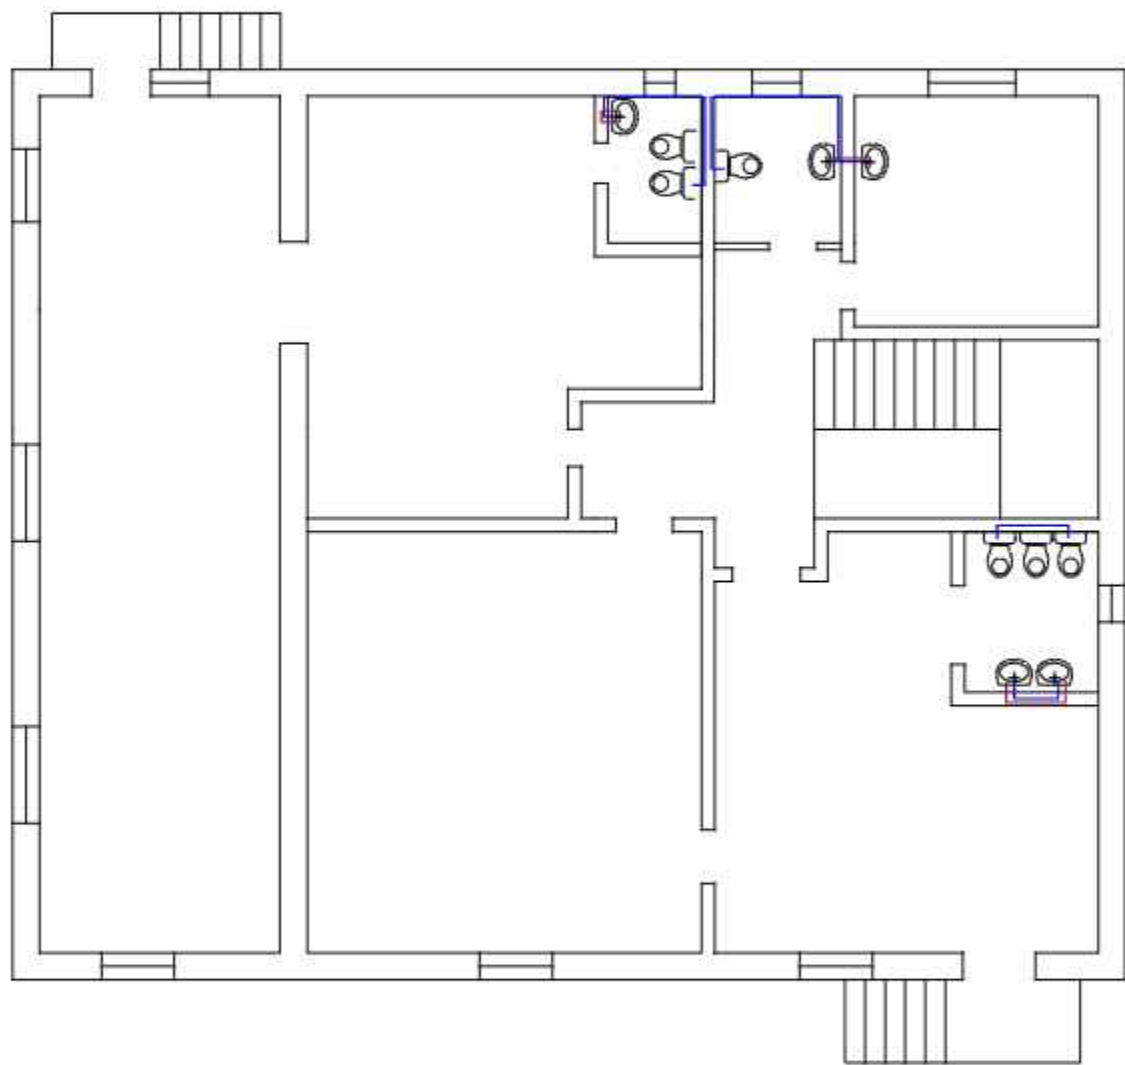


УСЛОВНЫЕ ОБОЗНАЧЕНИЯ

- Линий водопровода холодной воды
- Линий водопровода горячей воды
- Линий водопровода канализации
- ○ ∅ Сантехнические приборы

Инв. N подл.	Подпись и дата	Взам. инв. N

ИЗМ.	К-ВО	ЛИСТ	№ ДОК	ПОДПИСЬ	ДАТА	Типовой паспорт антитеррористической защищенности объектов, уязвимых в террористическом отношении	Стадия	Лист	Листов
							П	20	
						Схема водоснабжения			

СХЕМА ТЕПЛОСНАБЖЕНИЯ 3 ЭТАЖА

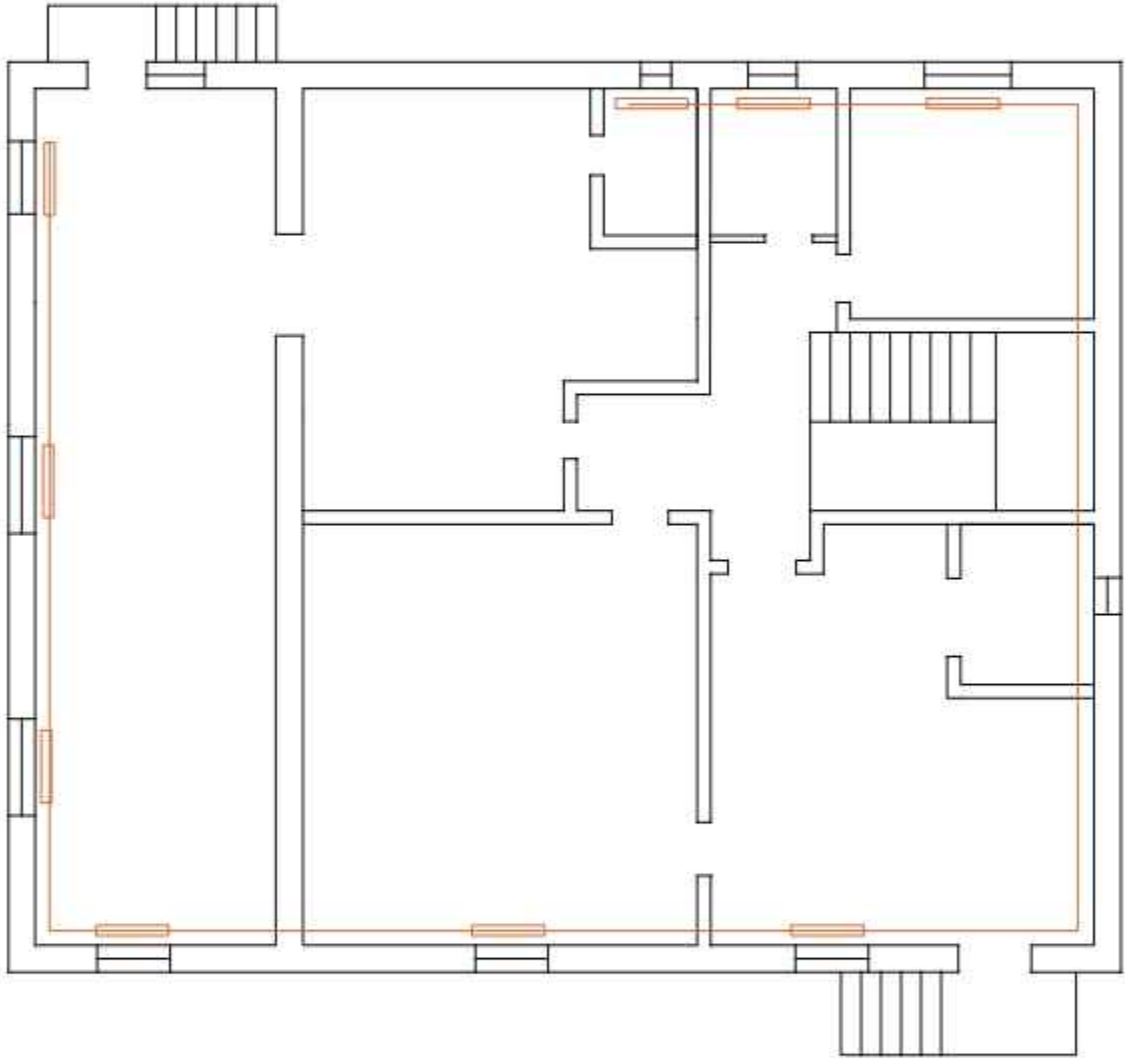

УСЛОВНЫЕ ОБОЗНАЧЕНИЯ


— Трубопровод отопления

— Радиатор

Инв. N подл.	Подпись и дата	Взам. инв. N

ИЗМ.	К-ВО	ЛИСТ	№ ДОК.	ПОДПИСЬ	ДАТА	Типовой паспорт антитеррористической защищенности объектов, уязвимых в террористическом отношении	Стадия	Лист	Листов
							П	21	
						Схема теплоснабжения			

МЕСТА (В ПОМЕЩЕНИЯХ ЗДАНИЙ И СООРУЖЕНИЙ) ЗАПИРАЮЩИЕСЯ НА ЗАМОК, А
ТАКЖЕ МЕСТА ХРАНЕНИЯ ИХ КЛЮЧЕЙ 2 ЭТАЖА

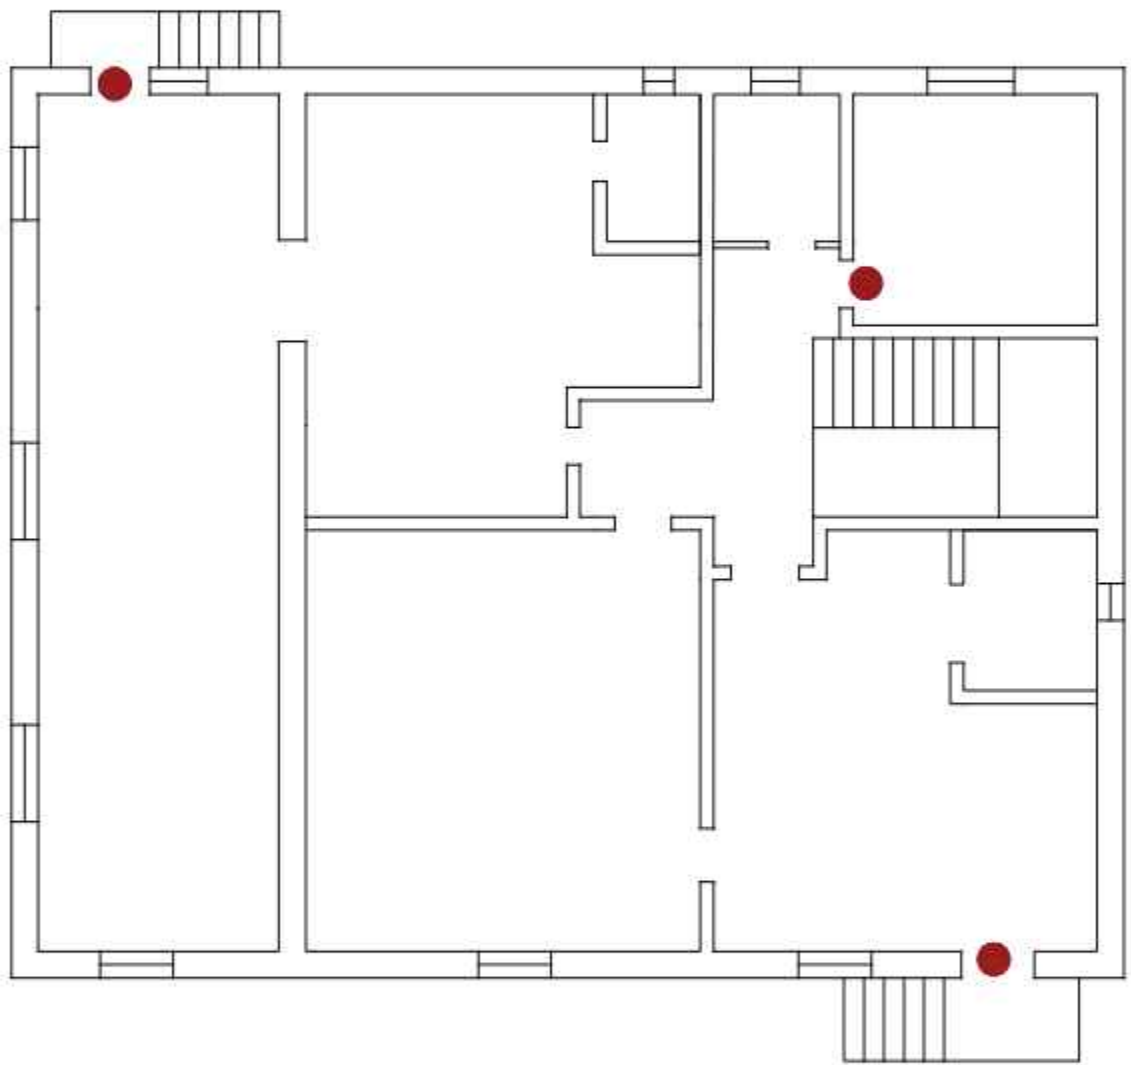

УСЛОВНЫЕ ОБОЗНАЧЕНИЯ

● ВСЕ ПОМЕЩЕНИЙ ЗАКРЫВАЮТСЯ НА КЛЮЧ.


ПРИМЕЧАНИЕ

Ключи хранятся в систематизированном виде на посту охраны или в специальной ключнице. Для учета выдачи ключей используется журнал, куда заносятся данные о каждом выдаваемом и возвращаемом ключе

Инв. N подл.	Подпись и дата	Взам. инв. N
--------------	----------------	--------------

						Типовой паспорт антитеррористической защищенности объектов, уязвимых в террористическом отношении	Страница	Лист	Листов
ИЗМ.	К-ВО	ЛИСТ	№ ДОК	ПОДПИСЬ	ДАТА	Места (в помещениях зданий и сооружений) запирающиеся на замок, а также места хранения их ключей	П	22	


СХЕМА ЭВАКУАЦИИ ПЕРСОНАЛА И ПОСЕТИТЕЛЕЙ ПРИ ВОЗНИКНОВЕНИИ АВАРИЙНЫХ И ЧРЕЗВЫЧАЙНЫХ СИТУАЦИЙ 2 ЭТАЖА

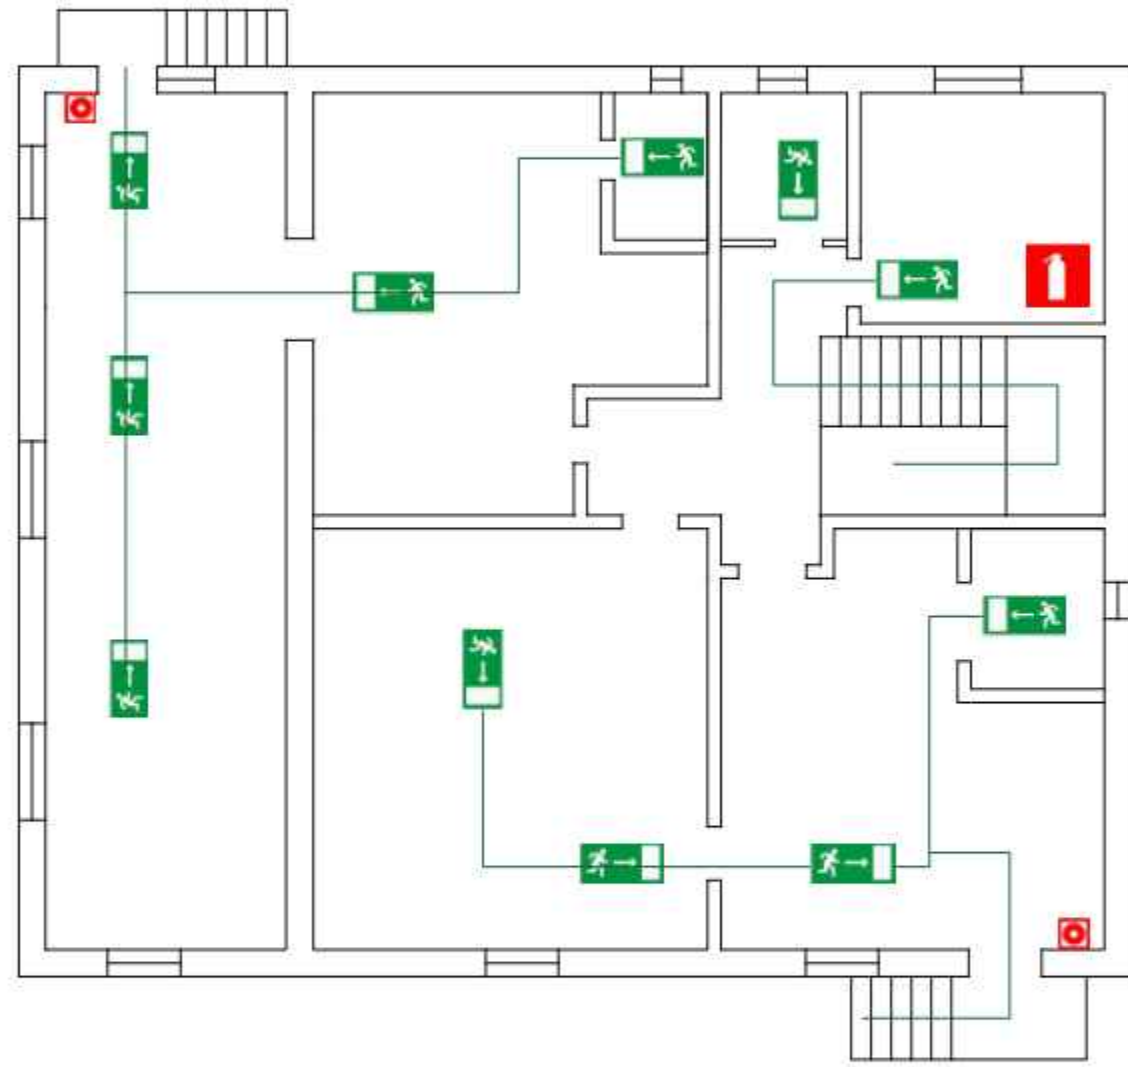

Инв. N подл.	Подпись и дата	Взам. инв. N

ИЗМ.	К-ВО	ЛИСТ	№ ДОК.	ПОДПИСЬ	ДАТА	Типовой паспорт антитеррористической защищенности объектов, уязвимых в террористическом отношении	Стадия	Лист	Листов
						Схема эвакуации персонала и посетителей при возникновении аварийных и чрезвычайных ситуаций	П	23	

Инв. N подл.	Подпись и дата	Взам. инв. N
--------------	----------------	--------------

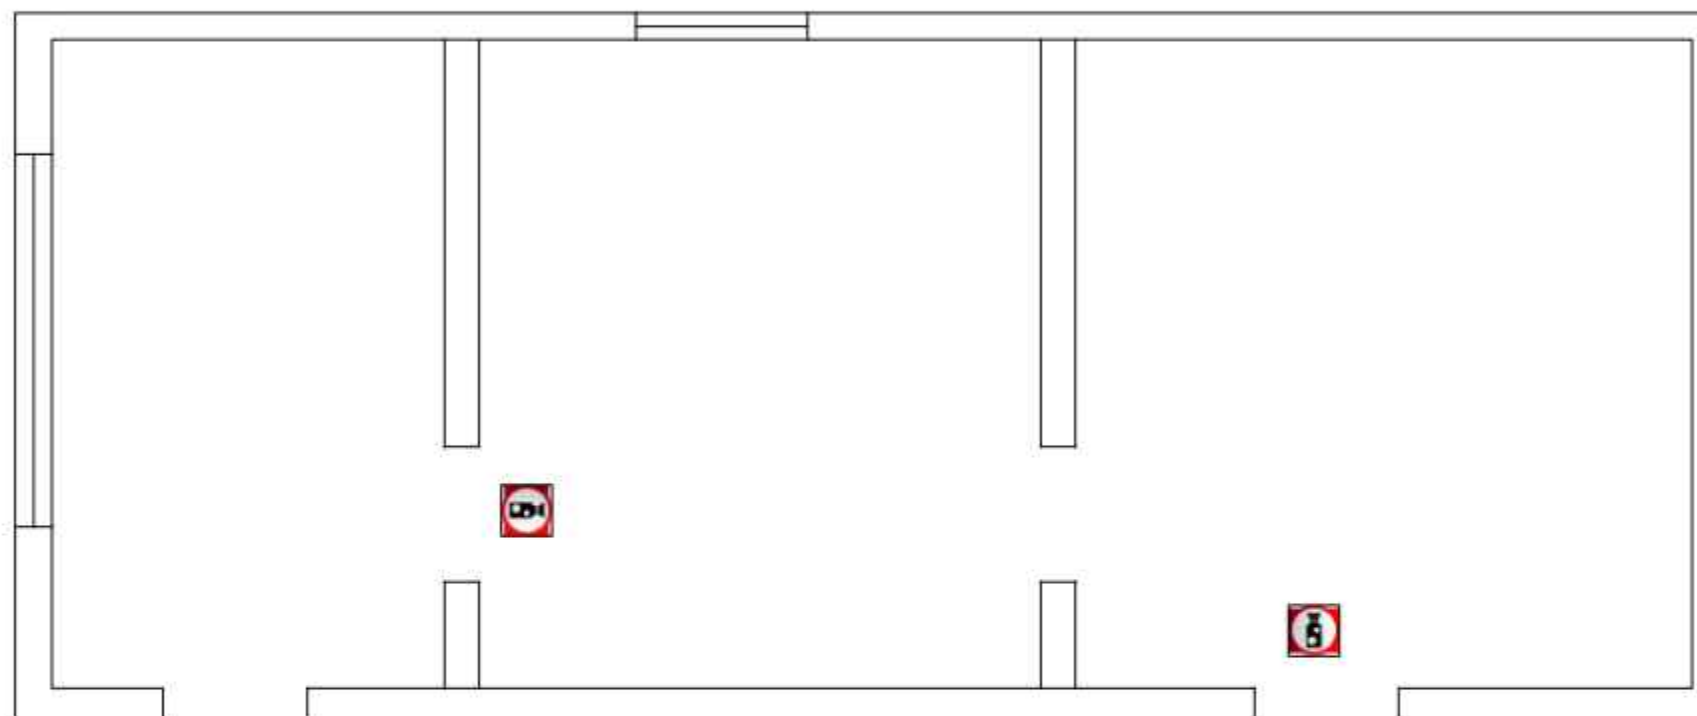

 — Камера


						Типовой паспорт антитеррористической защищенности объектов, уязвимых в террористическом отношении	Страница	Лист	Листов
ИЗМ	К-ВО	ЛИСТ	№ ДОК	ПОДПИСЬ	ДАТА		П	24	

 Основные Входы/Выходы
 Запасные Входы/Выходы

Инв. N подл.	Подпись и дата	Взам. инв. N
--------------	----------------	--------------

						Типовой паспорт антитеррористической защищенности объектов, уязвимых в террористическом отношении	Страница	Лист	Листов
ИЗМ.	К-ВО	ЛИСТ	№ ДОК	ПОДПИСЬ	ДАТА		П	25	
						Входы и выходы с здания			

ПОЖАРНАЯ СИГНАЛИЗАЦИЯ ПИЩЕБЛОК

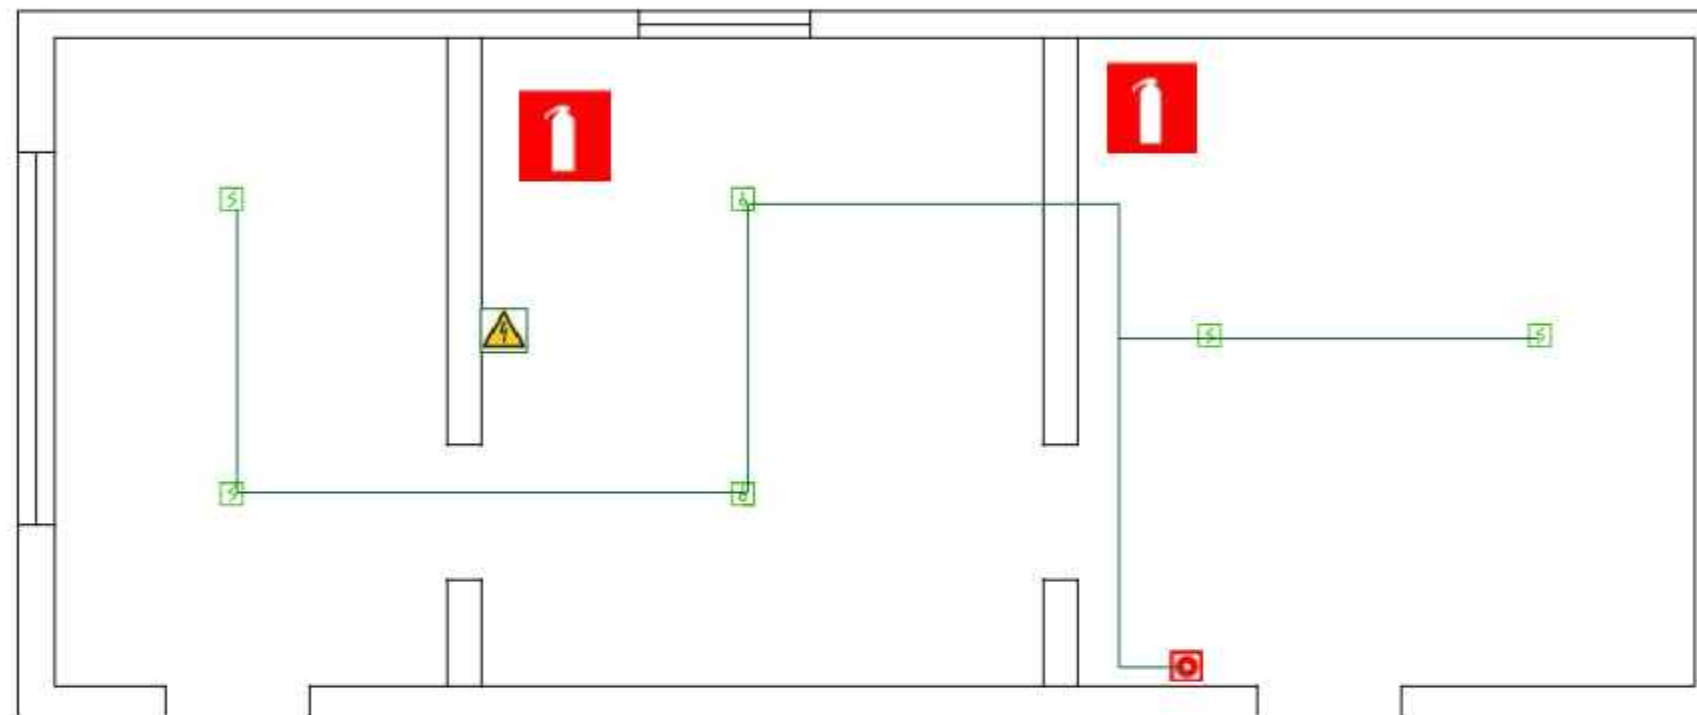


-  — Дымовой извещатель
 — Тепловой извещатель
 — Ручной извещатель
-  — Огнетушитель
 Электро-распределительный Шкаф

Инв. N подл.	Подпись и дата	Взам. инв. N
--------------	----------------	--------------

						Типовой паспорт антитеррористической защищенности объектов, уязвимых в террористическом отношении	Стадия	Лист	Листов
ИЗМ	К-ВО	ЛИСТ	№ ДОК	ПОДПИСЬ	ДАТА		П	26	
						Пожарная сигнализация			

СХЕМА ЭЛЕКТРОСНАБЖЕНИЯ ПИЩЕБЛОКА

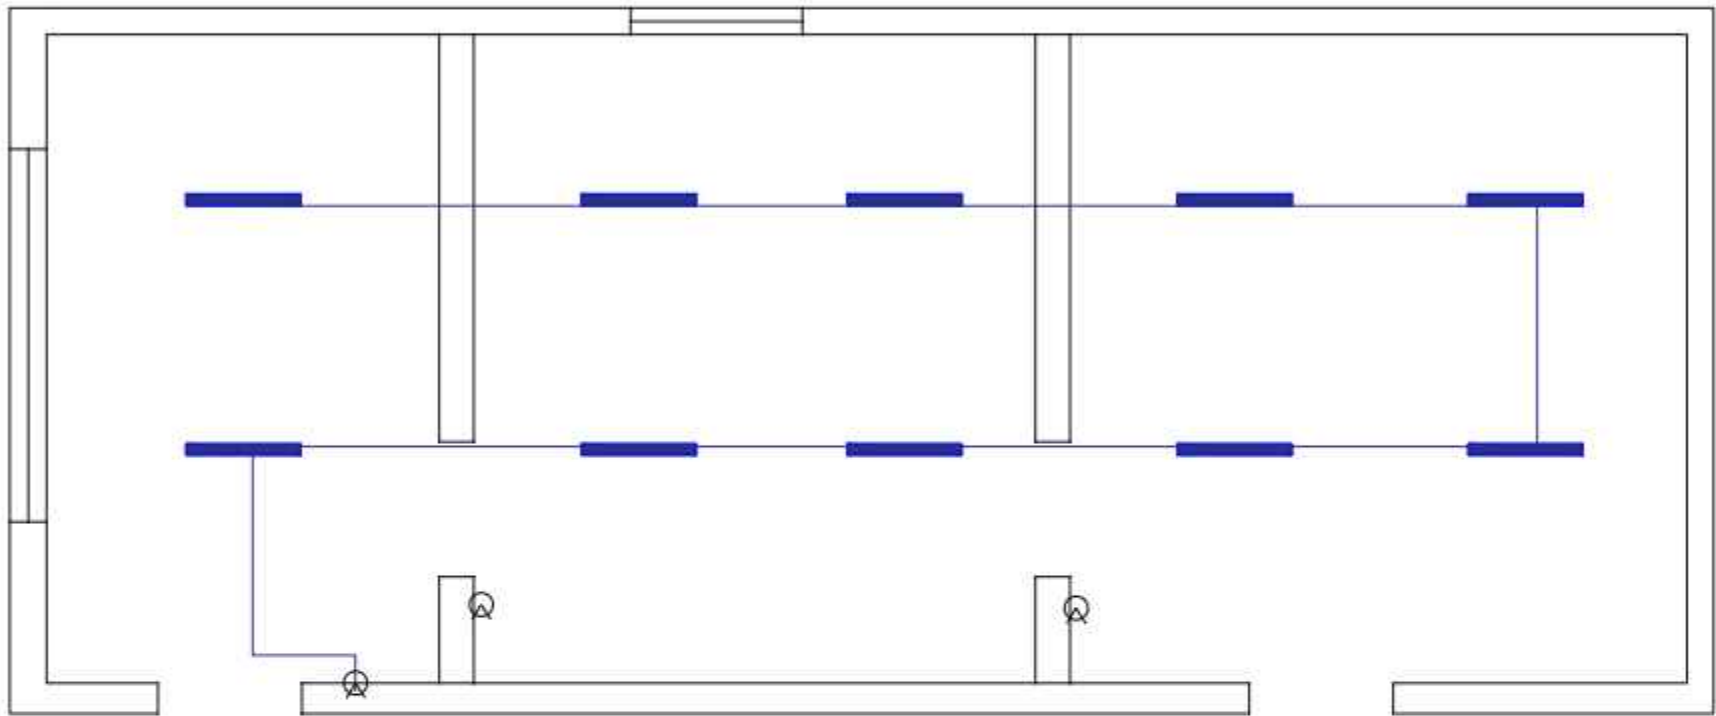


УСЛОВНЫЕ ОБОЗНАЧЕНИЯ

- Электропроводка скрытая;
- Линейный светильник люминесцентными лампами
- светильник люминесцентными лампами
- ▤ светильник люминесцентный 600x600
- ⚠ шкафы распределители
- ⊗ включатель \ выключатель

Инв. N подл.	Подпись и дата	Взам. инв. N

						Типовой паспорт антитеррористической защищенности объектов, уязвимых в террористическом отношении	Стадия	Лист	Листов
ИЗМ.	К-ВО	ЛИСТ	№ ДОК	ПОДПИСЬ	ДАТА		П	27	
						Схема электроснабжения			

СХЕМА ВОДОСНАБЖЕНИЯ ПИЩЕБЛОК

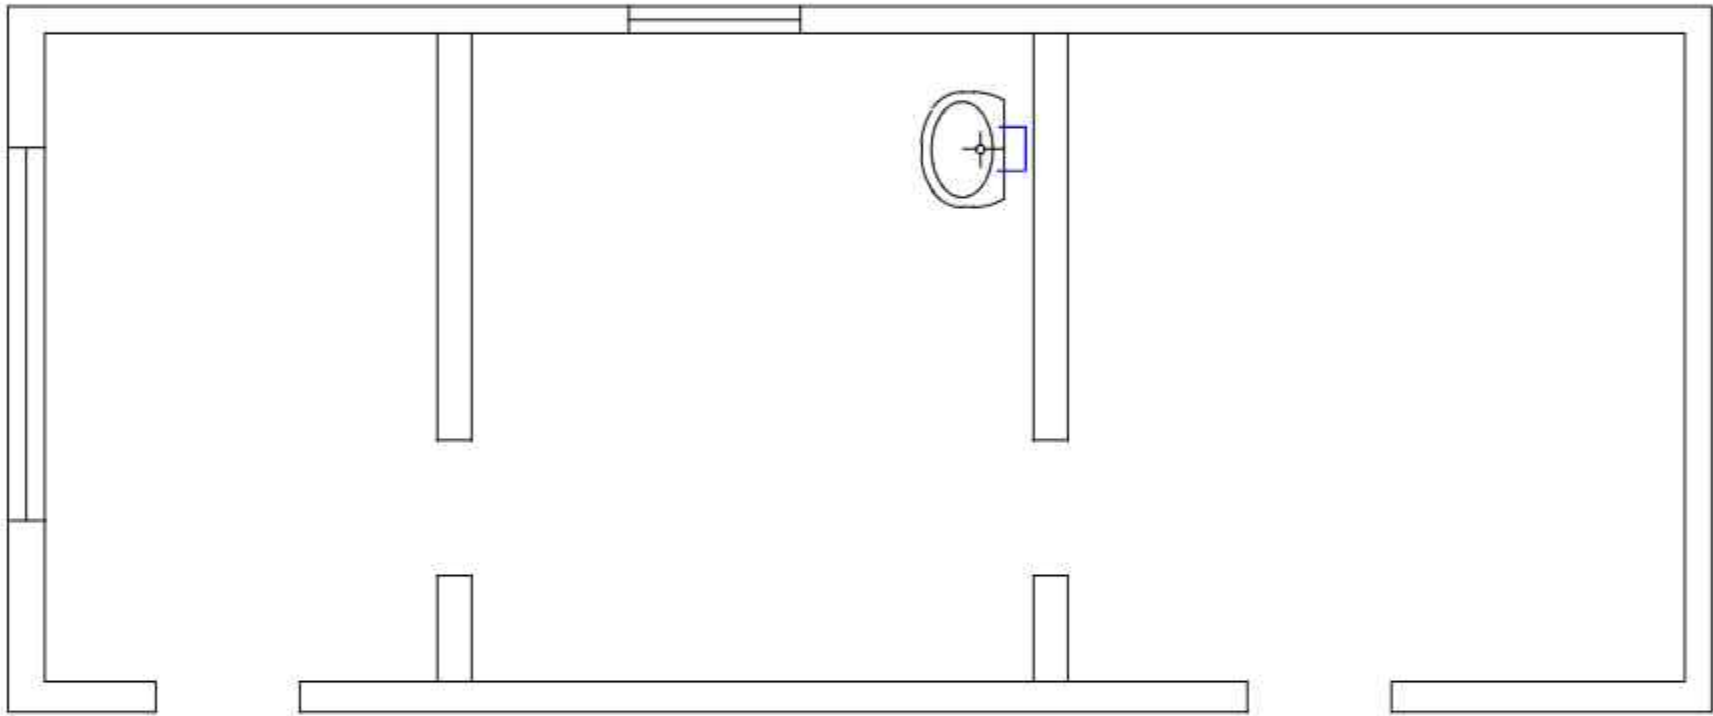


УСЛОВНЫЕ ОБОЗНАЧЕНИЯ

- Линий водопровода холодной воды
- Линий водопровода горячей воды
- Линий водопровода канализации
- ○ ∩ Сантехнические приборы

Инв. N подл.	Подпись и дата	Взам. инв. N

						Типовой паспорт антитеррористической защищенности объектов, уязвимых в террористическом отношении	Стадия	Лист	Листов
ИЗМ.	К-ВО	ЛИСТ	№ ДОК.	ПОДПИСЬ	ДАТА		П	28	
						Схема водоснабжения			

СХЕМА ТЕПЛОСНАБЖЕНИЯ ПИЩЕБЛОК

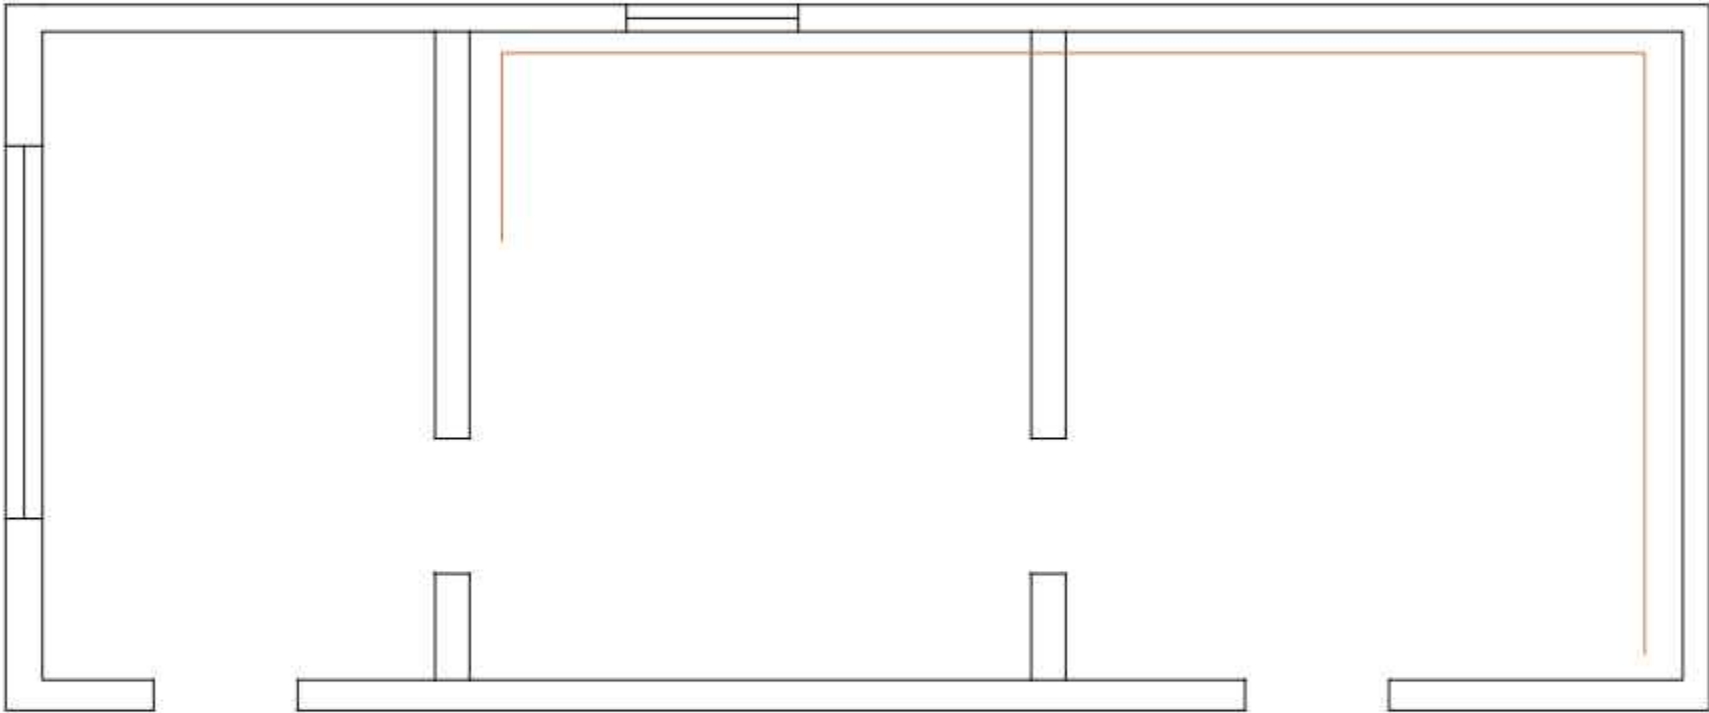


УСЛОВНЫЕ ОБОЗНАЧЕНИЯ

- Трубопровод отопления
- Радиатор

Инв. N подл.	Подпись и дата	Взам. инв. N

						Типовой паспорт антитеррористической защищенности объектов, уязвимых в террористическом отношении	Стадия	Лист	Листов
ИЗМ.	К-ВО	ЛИСТ	№ ДОК.	ПОДПИСЬ	ДАТА		П	29	
						Схема теплоснабжения			

Инв. N подл.	Подпись и дата	Взам. инв. N
--------------	----------------	--------------

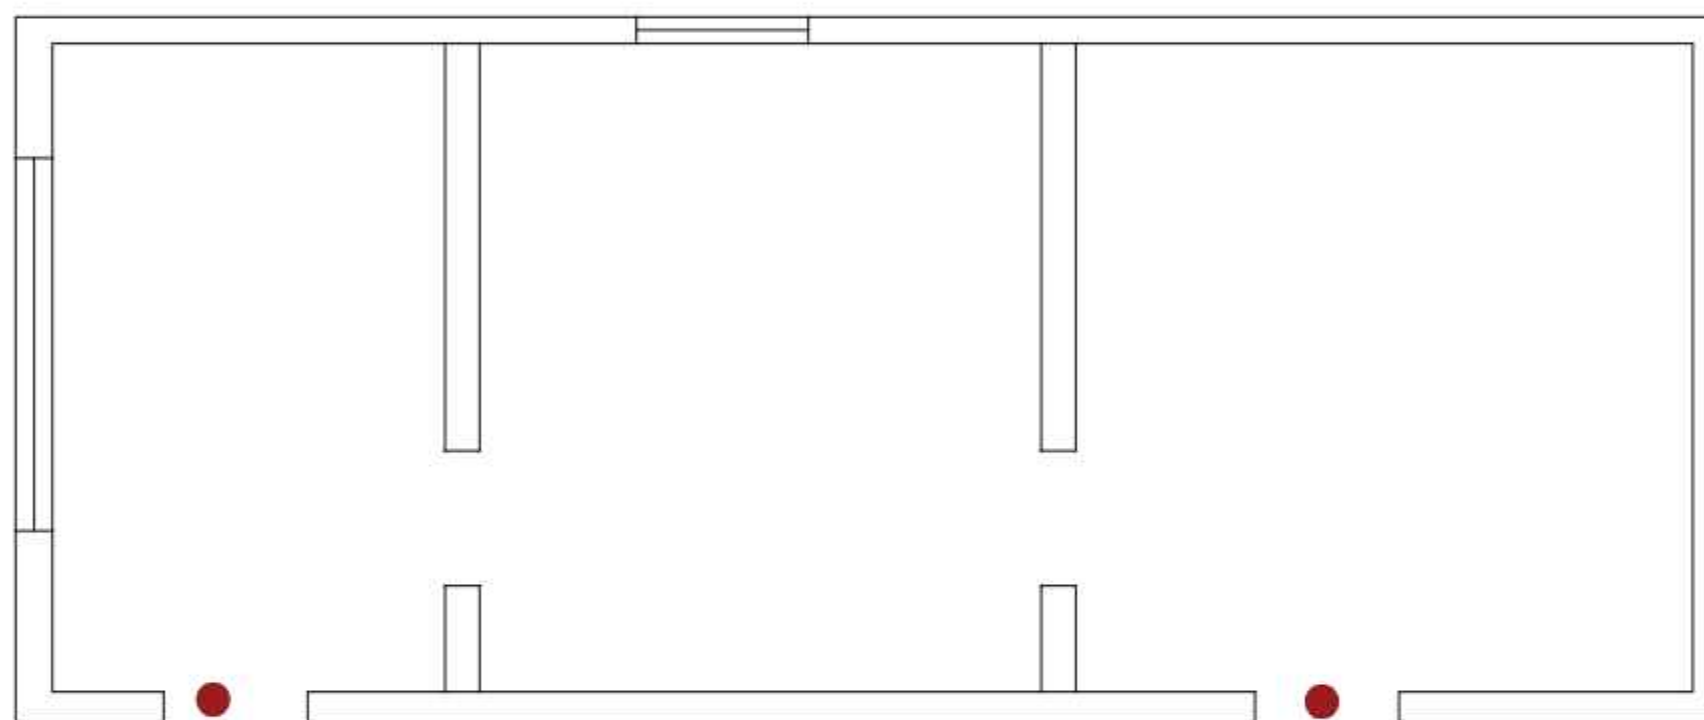


● **ВСЕ ПОМЕЩЕНИЙ ЗАКРЫВАЮТСЯ НА КЛЮЧ.**

Ключи хранятся в систематизированном виде на посту охраны или в специальной ключнице. Для учета выдачи ключей используется журнал, куда заносятся данные о каждом выдаваемом и возвращаемом ключе

						Типовой паспорт антитеррористической защищенности объектов, уязвимых в террористическом отношении	Стадия	Лист	Листов
ИЗМ	К-ВО	ЛИСТ	№ ДОК	ПОДПИСЬ	ДАТА		П	30	
						Места (в помещениях зданий и сооружений) запирающиеся на замок а также места хранения их ключей			

СХЕМА ЭВАКУАЦИИ ПЕРСОНАЛА И ПОСЕТИТЕЛЕЙ ПРИ ВОЗНИКНОВЕНИИ АВАРИЙНЫХ И ЧРЕЗВЫЧАЙНЫХ СИТУАЦИЙ ПИЩЕБЛОК

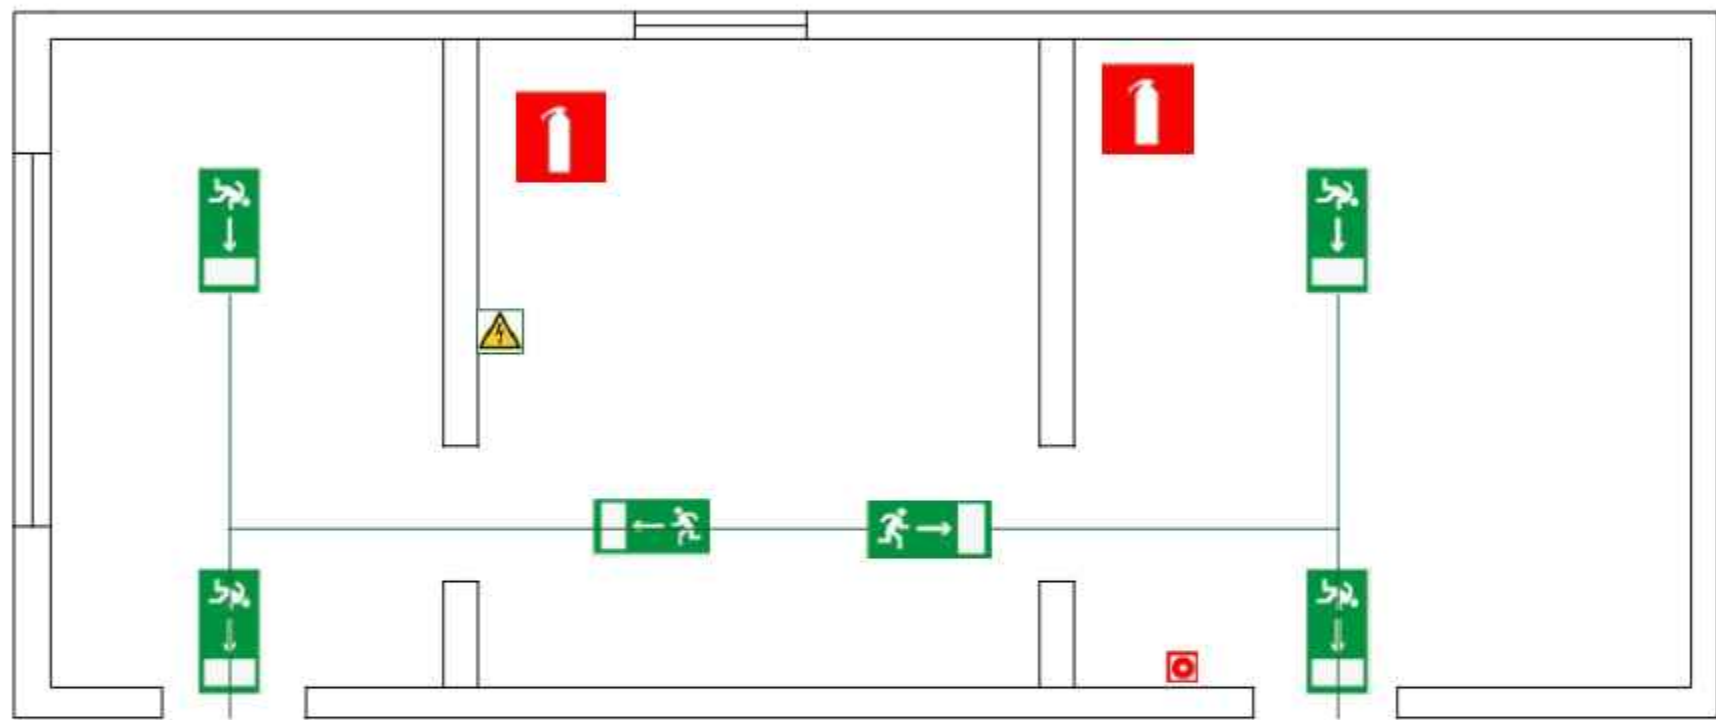

Инв. N подл.	Подпись и дата	Взам. инв. N
--------------	----------------	--------------

						Типовой паспорт антитеррористической защищенности объектов, уязвимых в террористическом отношении	Стадия	Лист	Листов
ИЗМ.	К-во	ЛИСТ	№ ДОК	ПОДПИСЬ	ДАТА	Схема эвакуации персонала и посетителей при возникновении аварийных и чрезвычайных ситуаций	П	31	